

3800/16

OKAPOVÝ CH
KAČÍREK – f
DO OBRUBY

SO 01

DĚTSKÁ SKUPINA

±0,000=488,50

ZP=249,83 m²

Hmax=+4,595

ELEKTROMEROVÝ
ROZVADEČ RE
PŘIPOJKOVÁ
SKRIN

TRASA PŘIVODU NN
PŘIVOD SILOVÝ - CYKLO 4x16
PŘIVOD OVLÁD. CYKLO 5x1,5


NAPOJIT DO
ROZVADEČE R11

NAPOJIT DO
ROZVADEČE R11

ZÁSOBOVACÍ POLE - 6,0m²

SO 02

PARKOVACÍ STÁNÍ PRO DS
BETON. PARKETA tl.80mm/rozm.20x10cm/.

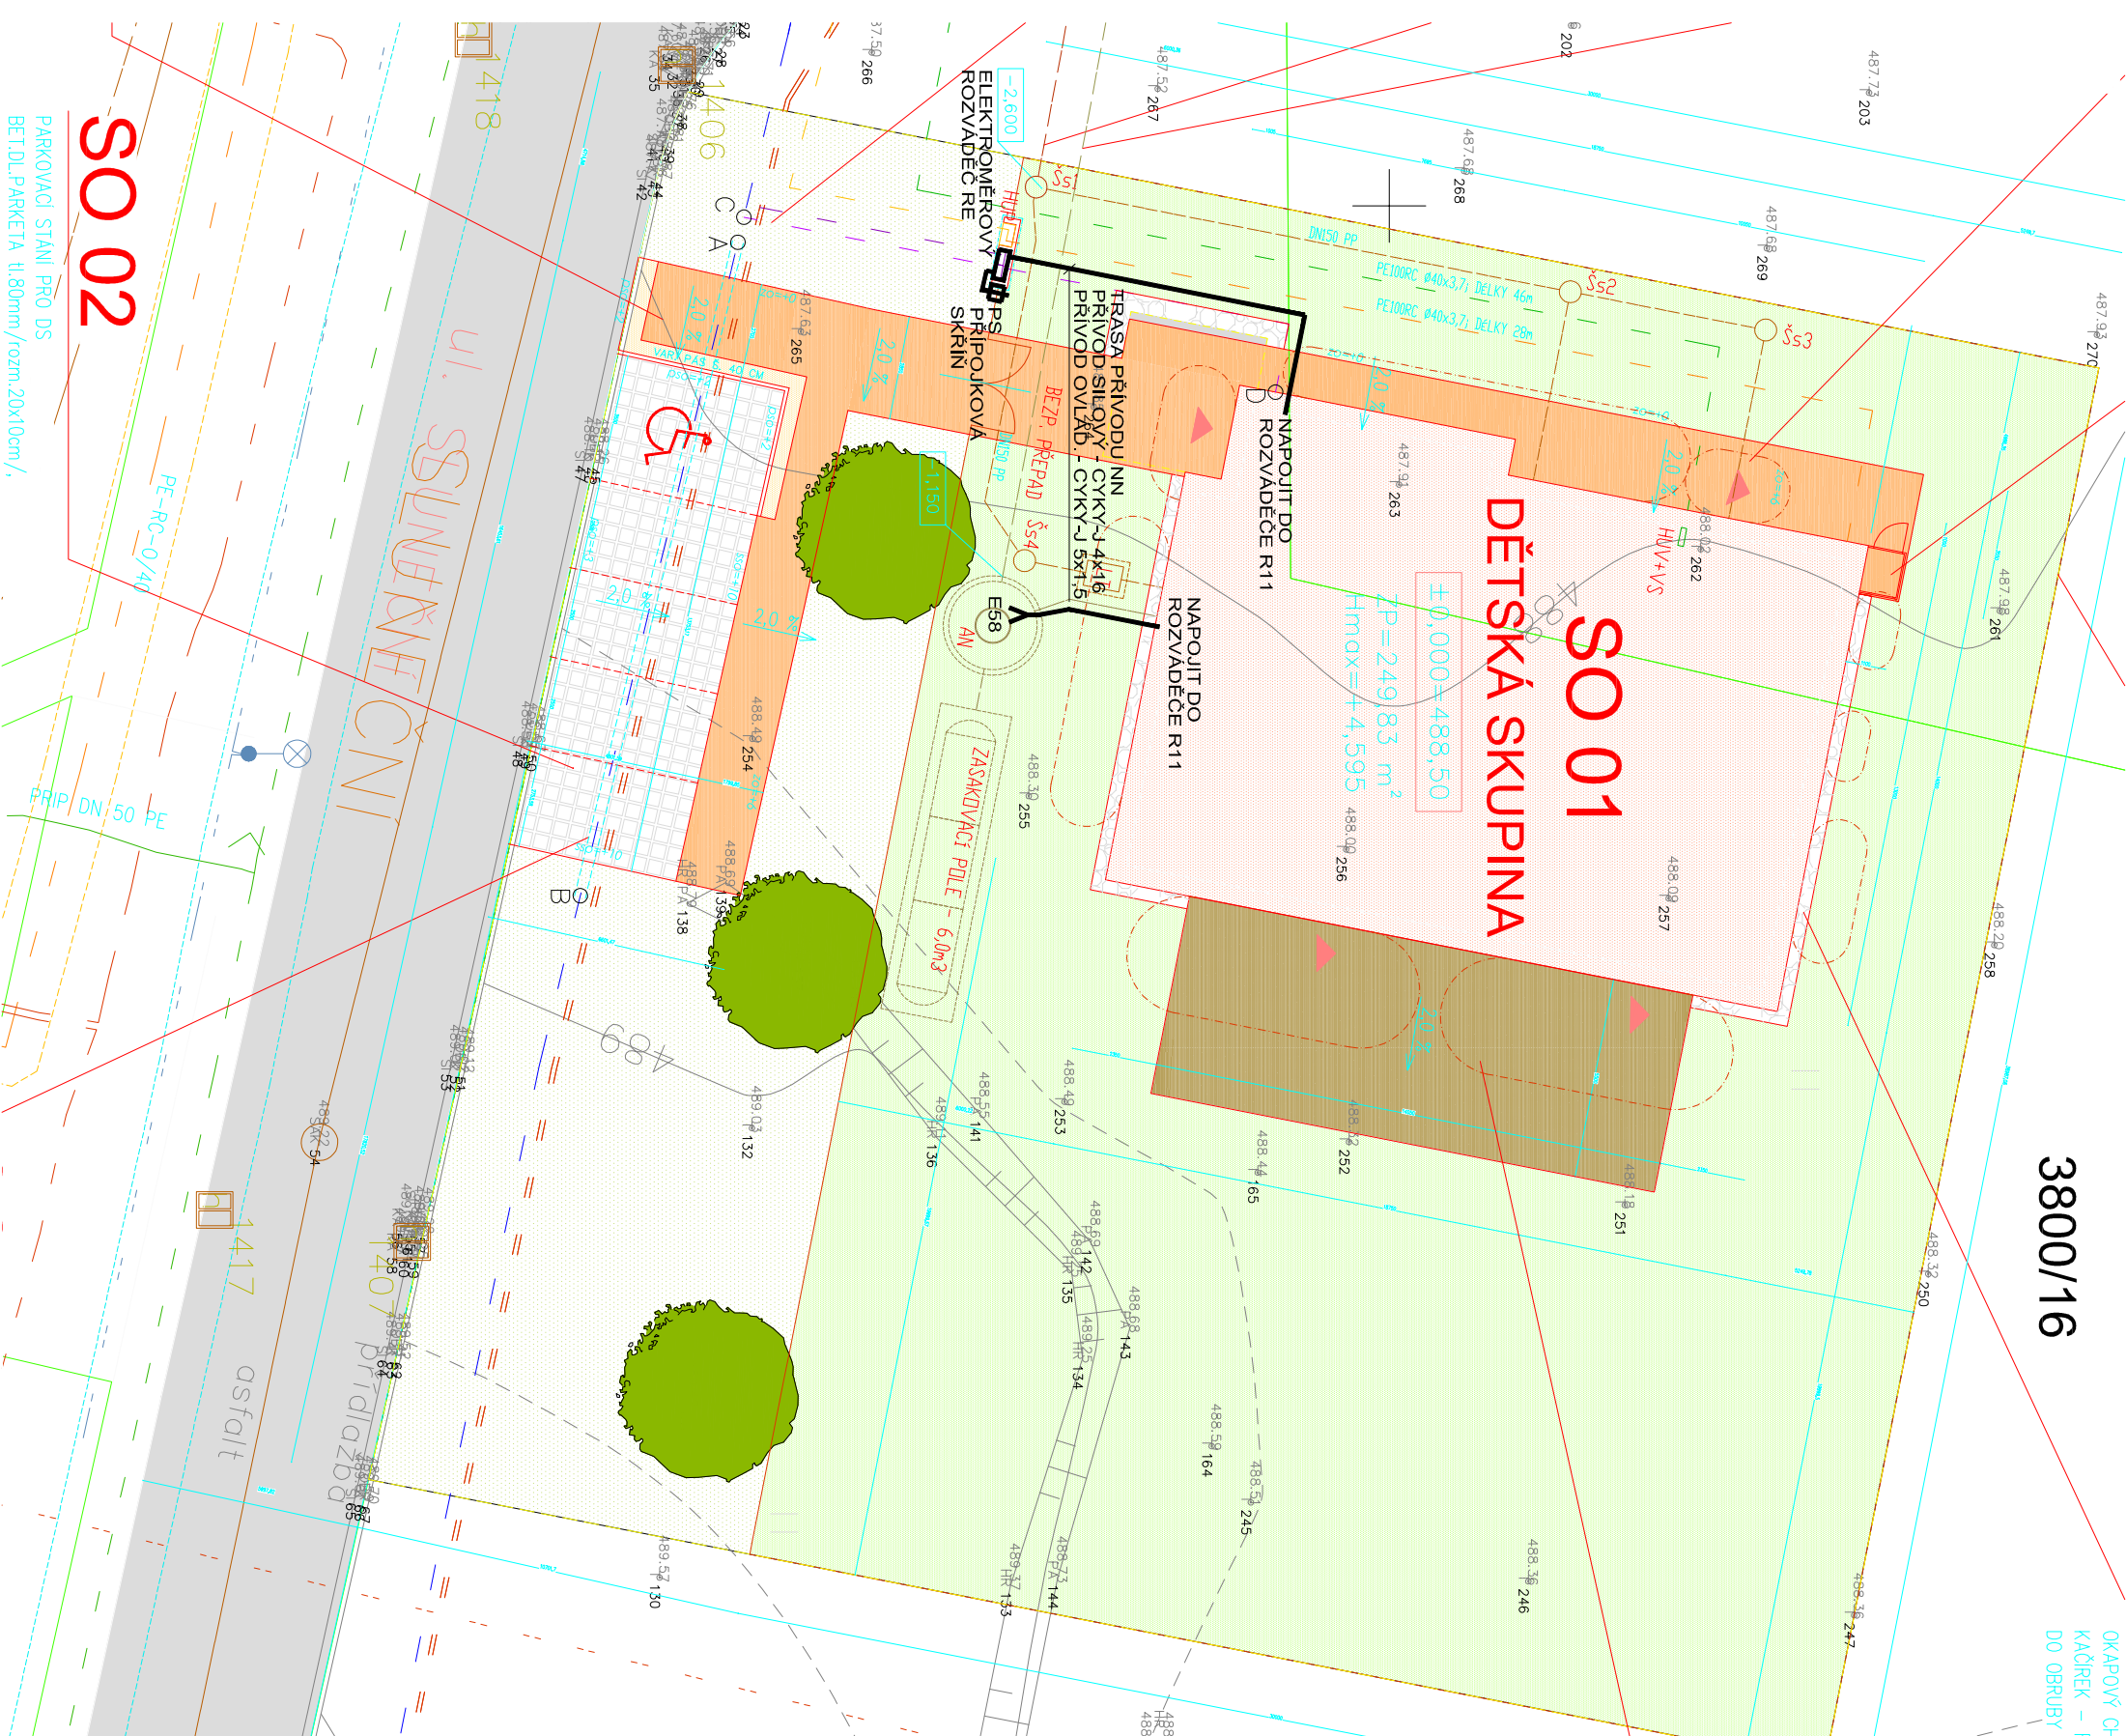

VNĚJŠÍ VLVY:

VENKOVNÍ PROSTOR



ATMOSF. PODMÍNKY - AB8(venkovní teplota -20°C až 40°C)

OSTATNÍ STANOVENÉ ZÁKLADNÍ VNĚJŠÍ VLVY NEVYTVÁŘÍ NEBEZPEČNÝ
NEBO ZVLÁŠT NEBEZPEČNÝ PROSTOR
DRUH PROSTORU: - NEBEZPEČNÝ

UPOZORNĚNÍ:

PŘED ZAPOČETÍM VEŠKERÝCH VÝKOPOVÝCH PRACÍ NECHÁ INVESTOR NEBO DODAVATEL STAVBY VYTÝČIT A OZNAČIT SPRÁVCI SÍTI VEŠKERÉ STÁVAJÍCÍ VEDENÍ INŽ. SÍTI V MÍSTĚ A DOTČENÉHO OKOLÍ STAVENÍSTĚ. OZNAČENÍ VYTÝČENÝCH VEDENÍ BUDE PROVEDENO NA MÍSTĚ V SOULADU S PLATNÝMI PŘEDPISY. PŘI VÝKOPOVÝCH PRACÍCH BUDE POČÍNÁNO TAK, ABY NEDOŠLO K POŠKOZENÍ STÁV. PODZEMNÍCH SÍTI. V PRŮBĚHU STAVBY BUDOU RESPEKTOVÁNA VEŠKERÁ VYJÁDRĚNÍ, POŽADAVKY A PODMÍNKY SPRÁVCE SÍTI. PŘI UKLADÁNÍ VEDENÍ INŽ. SÍTI JE NUTNÉ DODRŽET USTANOVENÍ ČSN 73 6005-PROSTOROVÉ USPOŘÁDÁNÍ. SCHÉMATICKY ZAKRESLENÉ VEDENÍ STÁV. TRAS NADZEMNÍCH I PODZEMNÍCH INŽ. SÍTI A ENERG. ZAŘÍZENÍ VE VÝKRESE SITUACE, NELZE POUŽÍT JAKO VYTÝČOVACÍ VÝKRES NEBO SMĚRODATNÝ PODKLAD PRO VYTÝČENÍ TĚCHTO SÍTI.

ŘEZY

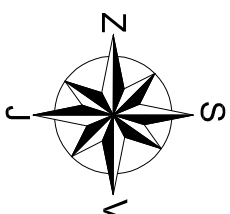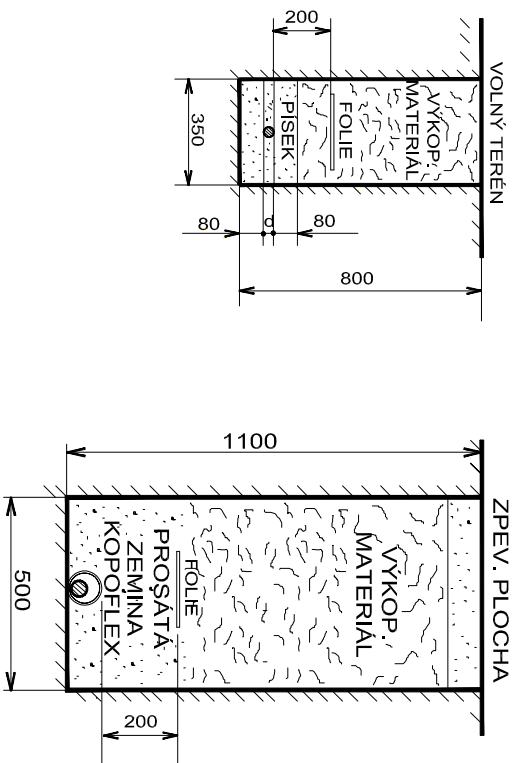

OCHRANA PŘED ÚRAZEM NEBEZPEČNÝM PROUDEM PROVEDENA DLE ČSN 33 20 00-4-41 ed.3:

ŽIVÉ ČÁSTI: - IZOLACE
- KRYTÍ
NEŽIVÉ ČÁSTI: - NORMALNÍ - AUTOMATICKÉ ODPOJENÍ OD ZDROJE

KRESLIL:	VYPRACOVAL:	ODP. PROJEKTANT	JIŘÍ HORNA
HP DESIGNJET 100	JIŘÍ HORNA	JIŘÍ HORNA	Jiří Horna
KRAJ: OLOMOUCKÝ	MÍSTO: parc. č. 3800/16, 3812, kat. úz. Velké Meziříčí		
INVESTOR: Město Velké Meziříčí, Radnická 29/1, 594 01 Velké Meziříčí			
AKCE:	DOKUMENTACE PRO PROVEDENÍ STAVBY		
	DĚTSKÁ SKUPINA VELKÉ MEZIŘÍČÍ		
	parc. č. 3800/16, 3812, kat. úz. Velké Meziříčí		
OBSAH:	SILNOPROUDÁ ELEKTROTECHNIKA OCHRANA PŘED BLESKEM		
	ČÍSLO: D.1.4.e-04		
		HUSOVŮ N. 68, PROSTĚJOV IČO: 14651815 DIČ: CZ471119182 TEL: 582 340 911 E-mail: JIRI.HORNA@ATLAS.CZ	
		STUPEŇ: DPS	
		DATUM: 05/2024	
		FORMÁT: -	
		ZAK. ČÍSLO: 1977	
		MĚŘÍTKO: 1:200	