


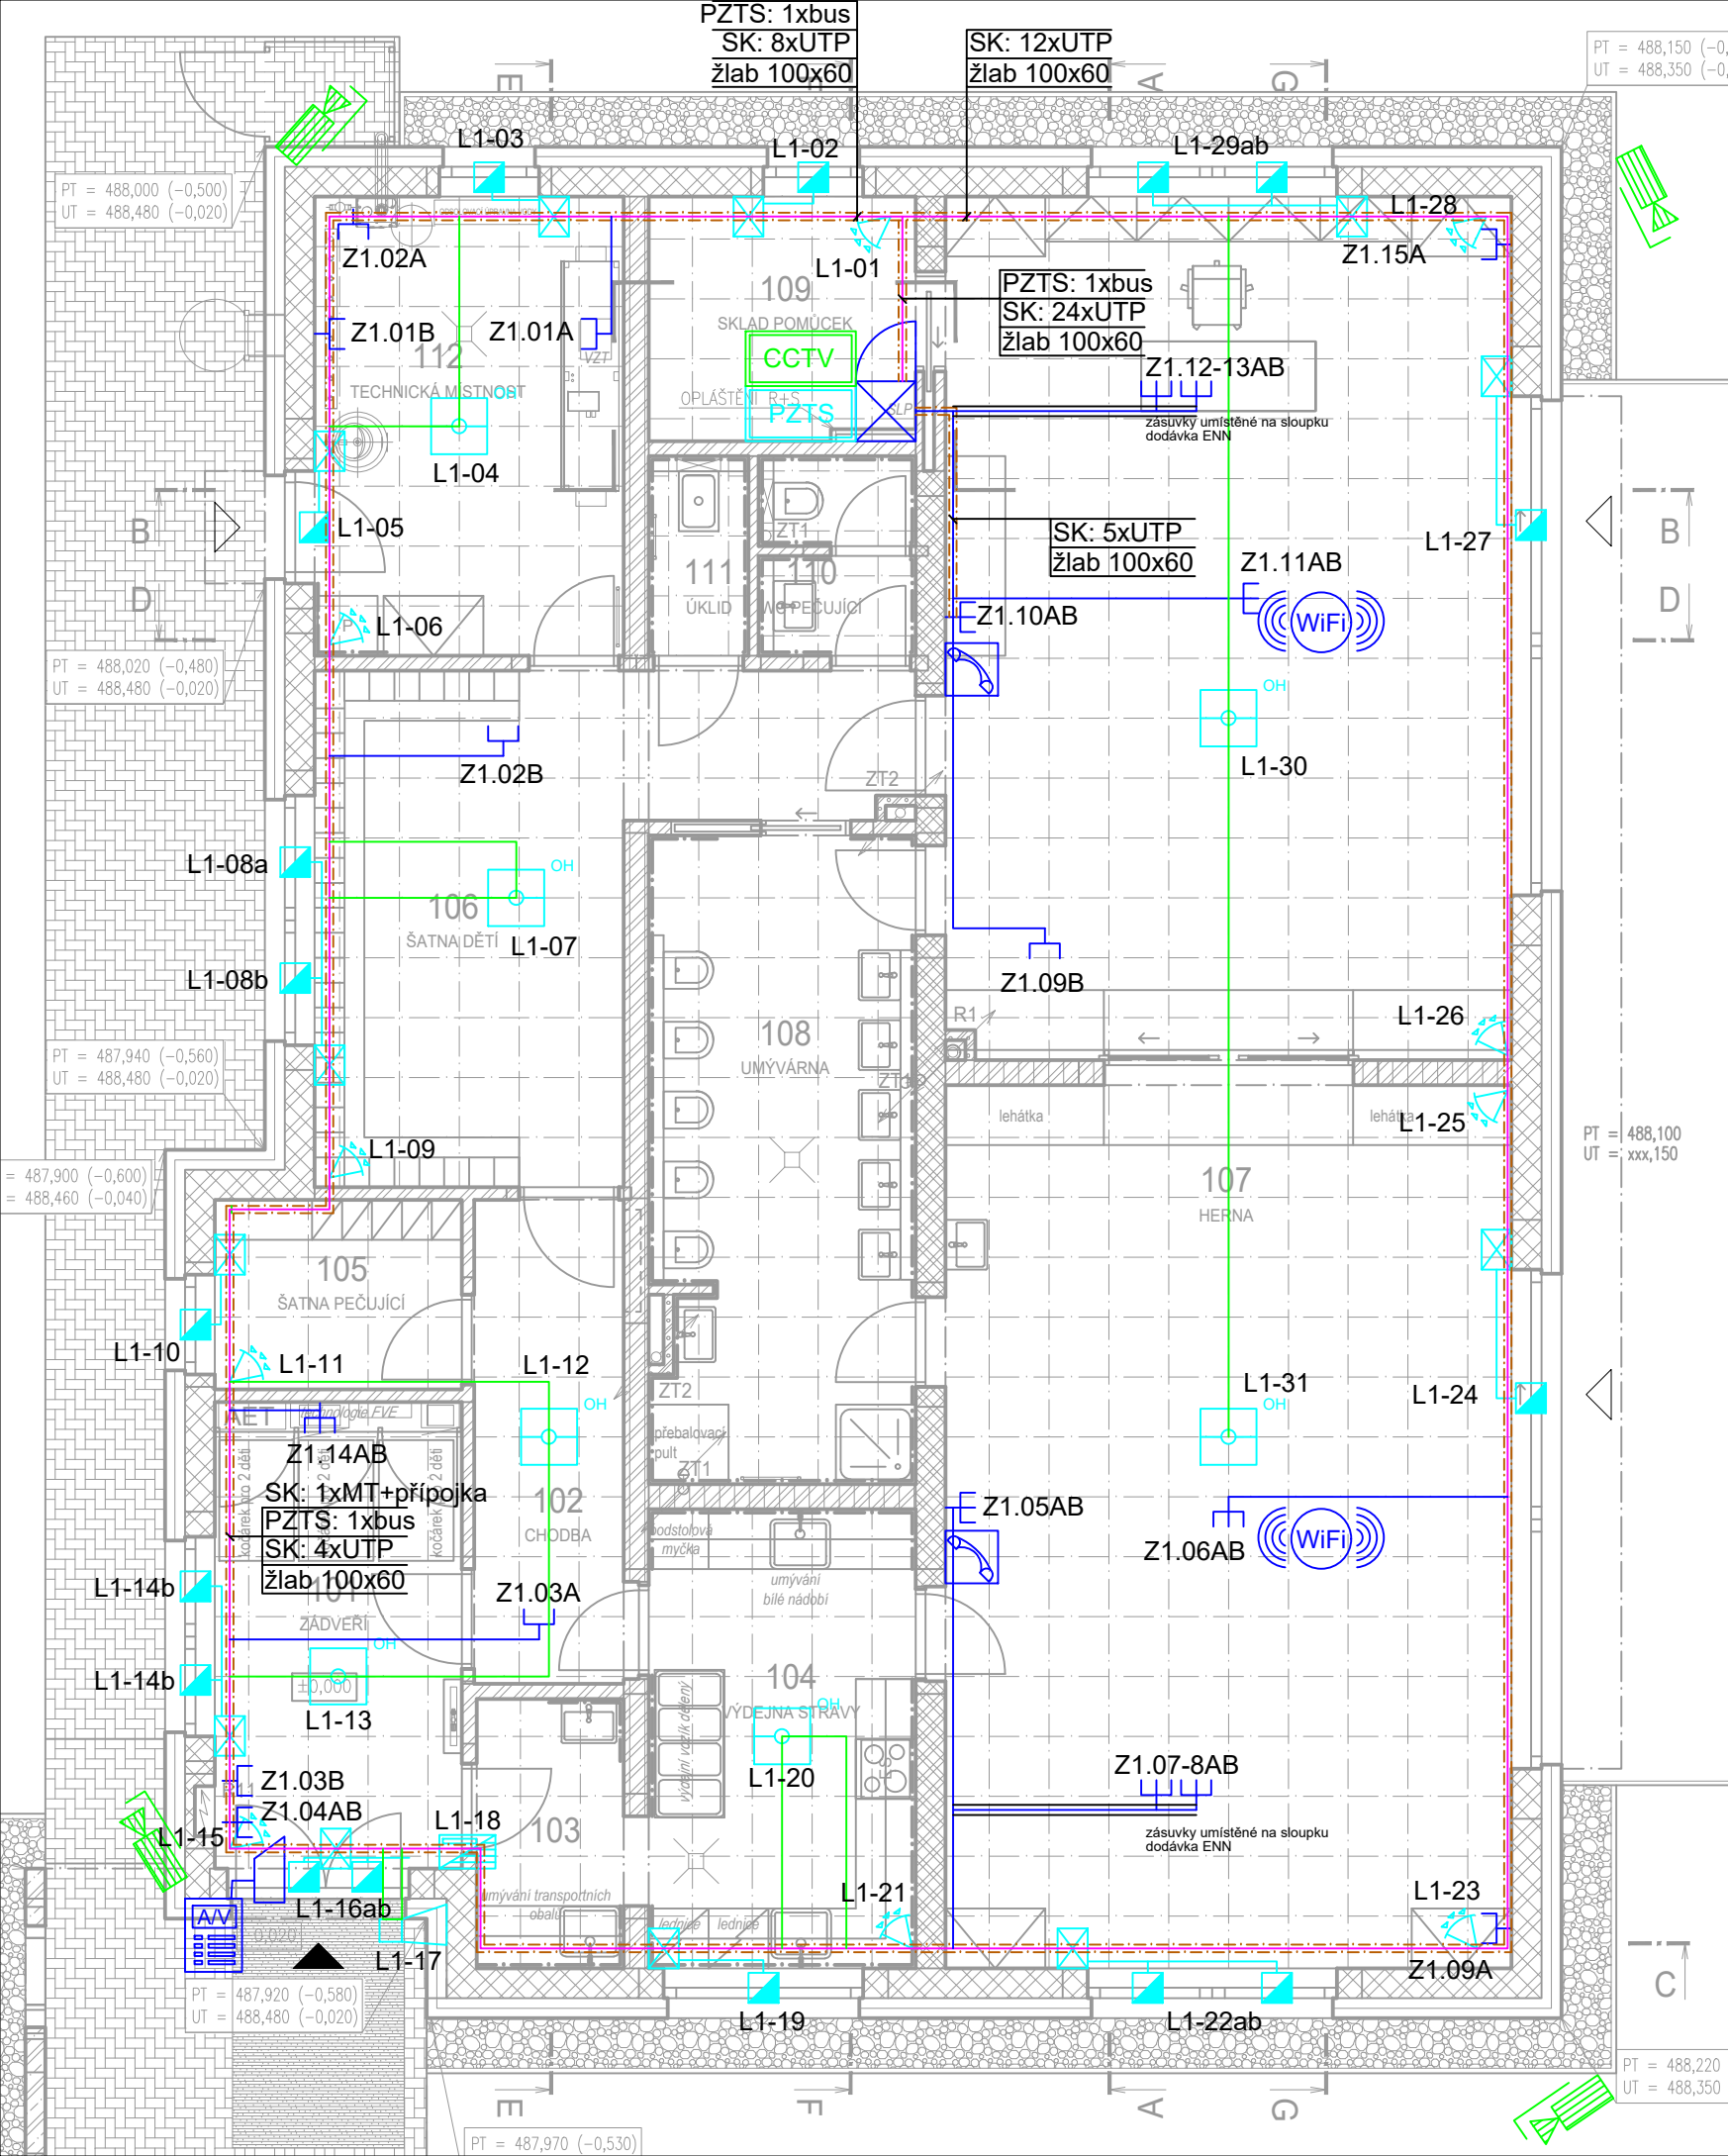

LEGENDA MÍSTNOSTÍ:					
OZN.	NÁZEV MÍSTNOSTI	PLOCHA [m ²]	PODLAHA	ÚPRAVA POVRCHU	POZNÁMKA
101	ZÁDVEŘÍ	11,57	ČISTÍCÍ KOBEREK	a ŠTUKOVÁ OMÍTKA	KOBERCOVÁ SOKLOVÁ LIŠTA
102	CHODBA	7,27	VINYL	b ŠTUKOVÁ OMÍTKA	VINYLOVÁ SOKLOVÁ LIŠTA
103	PŘÍJEM STRAVY	3,98	KERAMICKÁ DLAŽBA	b ŠTUKOVÁ OMÍTKA	KERAMICKÁ SOKLOVÁ LIŠTA
104	VÝDEJNA STRAVY	12,53	KERAMICKÁ DLAŽBA	b ŠTUKOVÁ OMÍTKA	KERAMICKÁ SOKLOVÁ LIŠTA
105	ŠATNA PEČUJÍCÍ	4,70	VINYL	b ŠTUKOVÁ OMÍTKA	VINYLOVÁ SOKLOVÁ LIŠTA
106	ŠATNA DĚTÍ	20,33	VINYL	b ŠTUKOVÁ OMÍTKA	VINYLOVÁ SOKLOVÁ LIŠTA
107	HERNA	99,85	VINYL	b ŠTUKOVÁ OMÍTKA	VINYLOVÁ SOKLOVÁ LIŠTA
108	UMÝVÁRNA	17,12	KERAMICKÁ DLAŽBA	c KERAMICKÝ OBKLAD	-
109	SKLAD POMŮCEK	6,45	VINYL	b ŠTUKOVÁ OMÍTKA	VINYLOVÁ SOKLOVÁ LIŠTA
110	PŘEDSÍŇ+WC PEČUJÍCÍ	3,07	KERAMICKÁ DLAŽBA	c KERAMICKÝ OBKLAD	-
111	ÚKLID	2,00	KERAMICKÁ DLAŽBA	c KERAMICKÝ OBKLAD	-
112	TECHNICKÁ MÍSTNOST	14,26	KERAMICKÁ DLAŽBA	c ŠTUKOVÁ OMÍTKA	KERAMICKÁ SOKLOVÁ LIŠTA

LEGENDA STRUKTUROVANÉ KABELÁŽE:

	datový rozvaděč		WiFi přístupový bod
	datová jednozásuvka		Statická kamera, venkovní
	datová dvozásuvka		Elektrický zámek - dodávka stavby
	Videotelefon		
	Dveřní panel audio/video		
	UTP cat6		

LEGENDA TRASY:

	Sdružená trasa SLP rozvodů
	kabelový žlab 100x60 chránička v podlaze

LEGENDA PZTS:

	EZS ústředna		PIR detektor pohybu
	Napájecí zdroj		Magnetický kontakt
	Siréna		Montážní krabice s tamperem
	Opticko-kouřový hlásič bez/se sirénkou		2 x 0,22 mm ² + 2 x 0,5 mm ²
	Klávesnice		stíněný kabel 6x0,5mm - napojení čidel

±0,000 = 488,50 m.n.m., Bpv = ÚROVEŇ ČISTÉ PODLAHY V 1.NP

ARCHITEKT ING. ARCH. EVA UCHYTILOVÁ	ZODP.PROJEKTANT ING.T.MARUŠÁK	VYPRACOVAL ING.T.MARUŠÁK	VÝTISK Č.	
INVESTOR : Město Velké Meziříčí, Radnická 29/1, 594 01 Velké Meziříčí			ING. ARCH. EVA UCHYTILOVÁ Sluneční 2095/5, 594 01 Velké Meziříčí tel. : 608 519 730 IČ: 642 74 055 DIČ: 7355048085	
MÍSTO STAVBY: parc. č. 3800/16, 3812, kat. úz. Velké Meziříčí				
AKCE : DĚTSKÁ SKUPINA VELKÉ MEZIŘÍČÍ SO 01 - DĚTSKÁ SKUPINA			FORMÁT	2x A4
ODDÍL : D.1.4.f Zařízení SLP elektrotechniky vč. přípojky a ochrany sítě			STUPEŇ	DPS
OBSAH : PŮDORYS 1.NP			ARCH. Č.	SS/2024/001/DPS
			DATUM	05/2024
			MĚŘÍTKO 1:75	Č. V. D.1.4.f-02