


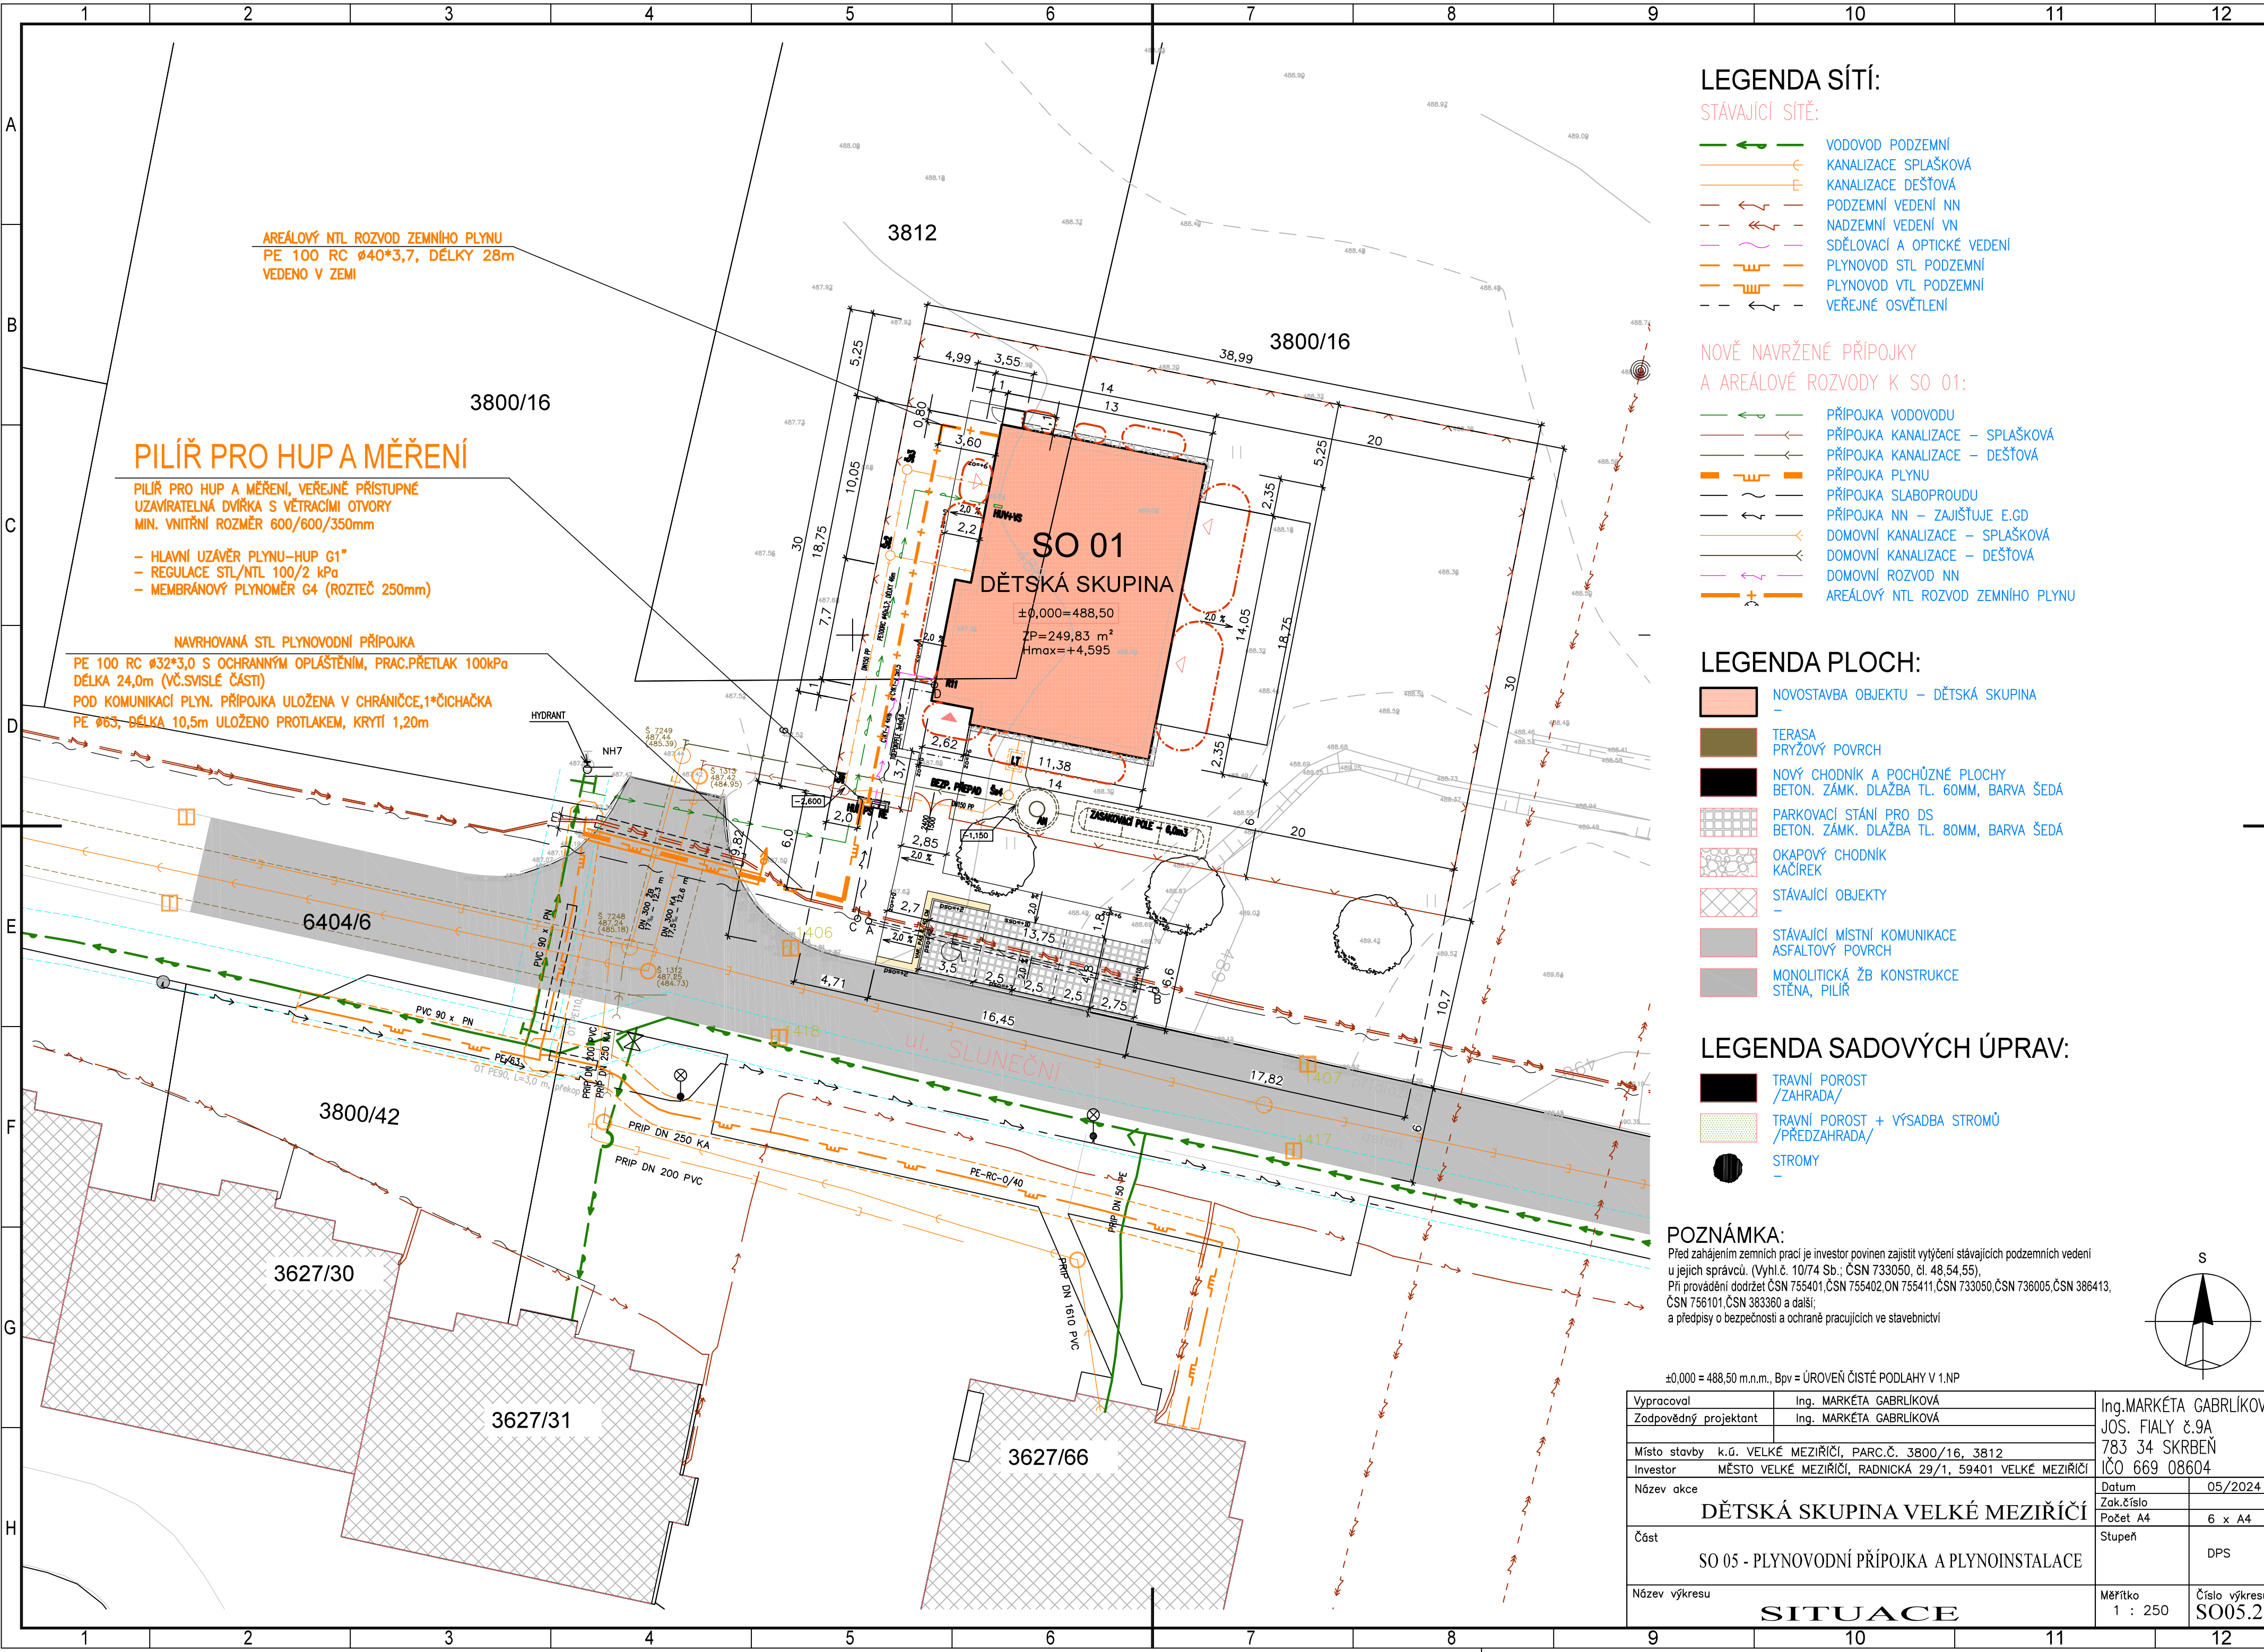

LEGENDA SÍTÍ:

- STÁVAJÍCÍ SÍŤ:
- VODOVOD PODZEMNÍ
 - KANALIZACE SPLAŠKOVÁ
 - KANALIZACE DEŠŤOVÁ
 - PODZEMNÍ VEDENÍ NN
 - NADZEMNÍ VEDENÍ VN
 - SDĚLOVACÍ A OPTICKÉ VEDENÍ
 - PLYNOVOD STL PODZEMNÍ
 - PLYNOVOD VTL PODZEMNÍ
 - VEŘEJNÉ OSVĚTLENÍ

- NOVĚ NAVRŽENÉ PŘÍPOJKY
A AREÁLOVÉ ROZVODY K SO 01:
- PŘÍPOJKA VODOVODU
 - PŘÍPOJKA KANALIZACE – SPLAŠKOVÁ
 - PŘÍPOJKA KANALIZACE – DEŠŤOVÁ
 - PŘÍPOJKA PLYNU
 - PŘÍPOJKA SLABOPROUDU
 - PŘÍPOJKA NN – ZAJIŠŤUJE E.GD
 - DOMOVNÍ KANALIZACE – SPLAŠKOVÁ
 - DOMOVNÍ KANALIZACE – DEŠŤOVÁ
 - DOMOVNÍ ROZVOD NN
 - AREÁLOVÝ NTL ROZVOD ZEMNÍHO PLYNU


LEGENDA PLOCH:

- NOVOSTAVBA OBJEKTU – DĚTSKÁ SKUPINA
- TERASA
- PŘÍŽOVÝ POVRCH
- NOVÝ CHODNÍK A POCHŮZNÉ PLOCHY
- BETON. ZÁMK. DLAŽBA TL. 60MM, BARVA ŠEDÁ
- PARKOVACÍ STÁNÍ PRO DS
- BETON. ZÁMK. DLAŽBA TL. 80MM, BARVA ŠEDÁ
- OKAPOVÝ CHODNÍK
- KAČÍREK
- STÁVAJÍCÍ OBJEKTY
- STÁVAJÍCÍ MÍSTNÍ KOMUNIKACE
- ASFALTOVÝ POVRCH
- MONOLITICKÁ ŽB KONSTRUKCE
- STĚNA, PILÍŘ

LEGENDA SADOVÝCH ÚPRAV:

- TRAVNÍ POROST
- /ZAHRADA/
- TRAVNÍ POROST + VÝSADBA STROMŮ
- /PŘEDZAHRADA/
- STROMY

POZNÁMKA:
Před zahájením zemních prací je investor povinen zajistit vytyčení stávajících podzemních vedení u jejich správců. (Vyhl.č. 10/74 Sb.: ČSN 733050, čl. 48,54,55).
Při provádění dodržet ČSN 755401, ČSN 755402, ON 755411, ČSN 733050, ČSN 736005, ČSN 386413, ČSN 756101, ČSN 383360 a další;
a předpisy o bezpečnosti a ochraně pracujících ve stavebnictví

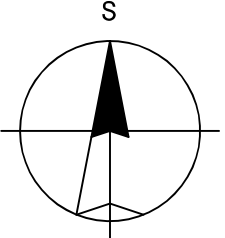

±0,000 = 488,50 m.n.m., Bpv = ÚROVEŇ ČISTÉ PODLAHY V 1.NP			
Vypracoval		Ing. MARKÉTA GABRLÍKOVÁ	
Zodpovědný projektant		Ing. MARKÉTA GABRLÍKOVÁ	
Místo stavby		k.ú. VELKÉ MEZIRÍČÍ, PARC.Č. 3800/16, 3812	
Investor		MĚSTO VELKÉ MEZIRÍČÍ, RADNICKÁ 29/1, 59401 VELKÉ MEZIRÍČÍ	
Název akce		Datum 05/2024	
DĚTSKÁ SKUPINA VELKÉ MEZIRÍČÍ		Zak.číslo	
		Počet A4 6 x A4	
Část		Stupeň	DPS
SO 05 - PLYNOVODNÍ PŘÍPOJKA A PLYNOINSTALACE			
Název výkresu		Měřítko 1 : 250	Číslo výkresu SO05.2
SITUACE			