


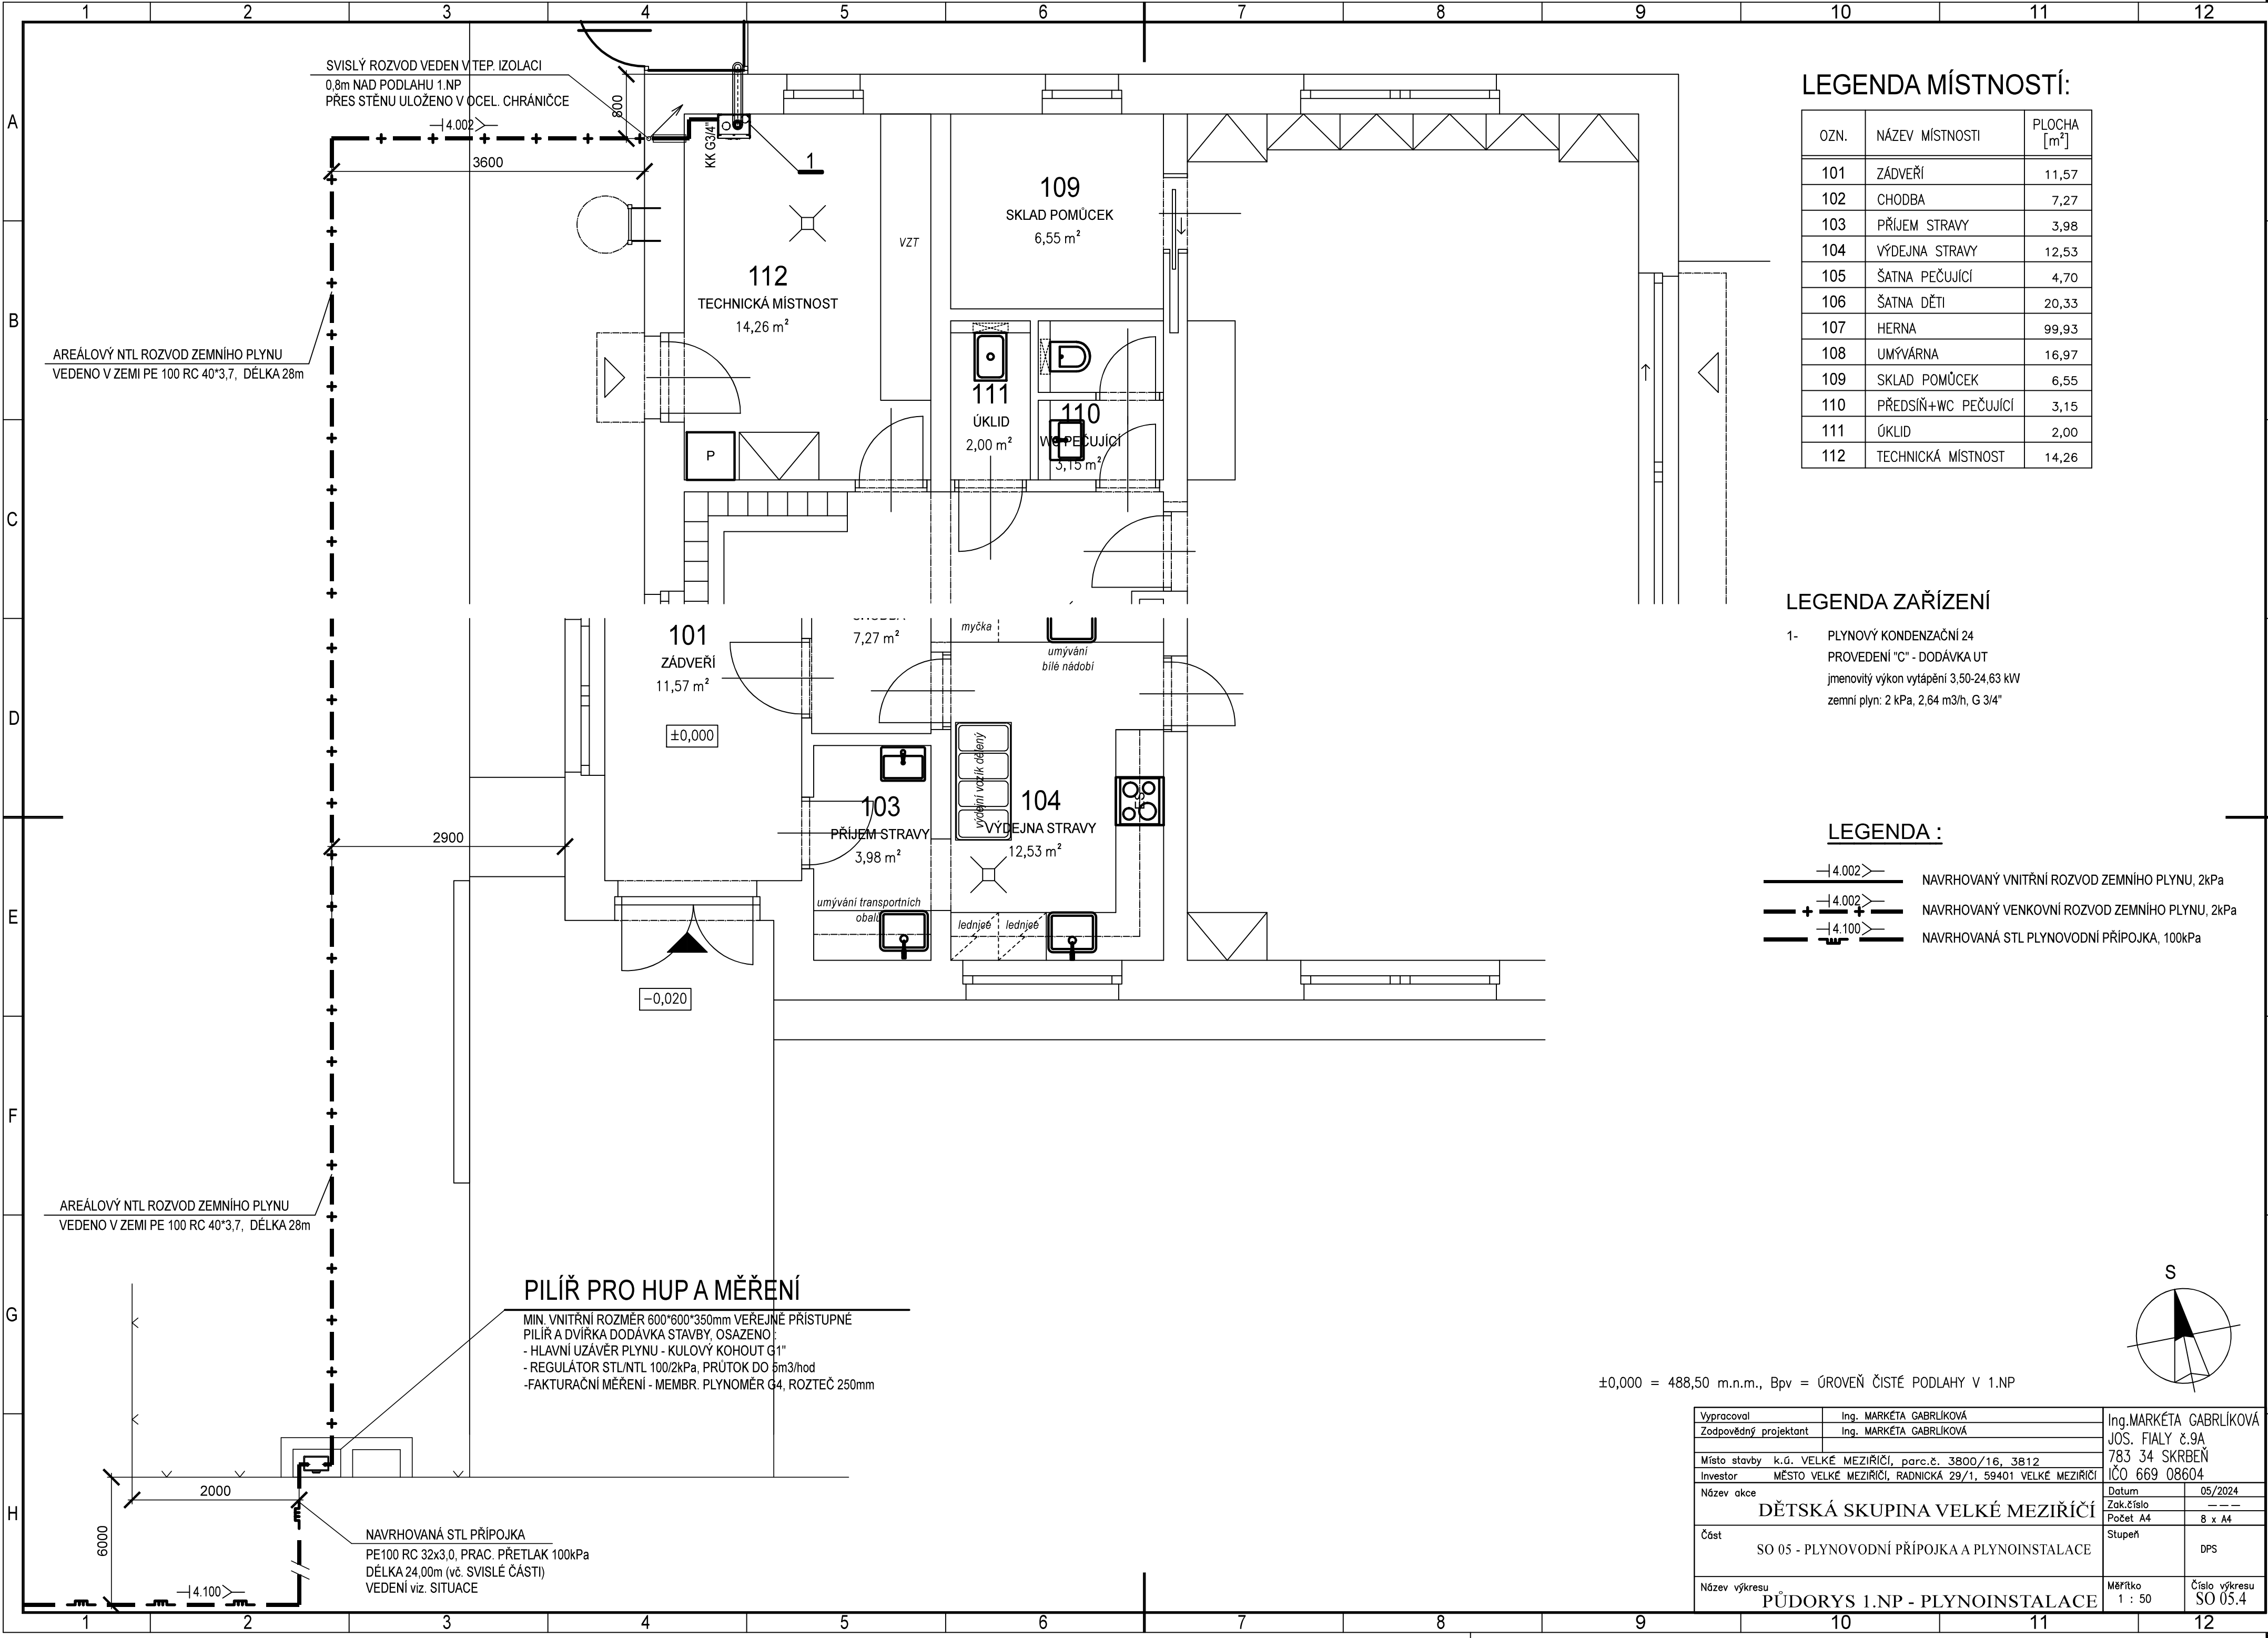

LEGENDA MÍSTNOSTÍ:


| OZN. | NÁZEV MÍSTNOSTI     | PLOCHA [m²] |
|------|---------------------|-------------|
| 101  | ZÁDVEŘÍ             | 11,57       |
| 102  | CHODBA              | 7,27        |
| 103  | PŘÍJEM STRAVY       | 3,98        |
| 104  | VÝDEJNA STRAVY      | 12,53       |
| 105  | ŠATNA PEČUJÍCÍ      | 4,70        |
| 106  | ŠATNA DĚTI          | 20,33       |
| 107  | HERNA               | 99,93       |
| 108  | UMÝVÁRNA            | 16,97       |
| 109  | SKLAD POMŮCEK       | 6,55        |
| 110  | PŘEDSÍŇ+WC PEČUJÍCÍ | 3,15        |
| 111  | ÚKLID               | 2,00        |
| 112  | TECHNICKÁ MÍSTNOST  | 14,26       |

LEGENDA ZAŘÍZENÍ

- 1- PLYNOVÝ KONDENZAČNÍ 24  
PROVEDENÍ "C" - DODÁVKA UT  
jmenovitý výkon vytápění 3,50-24,63 kW  
zemní plyn: 2 kPa, 2,64 m3/h, G 3/4"

LEGENDA :

- |4.002>— NAVRHOVANÝ VNITŘNÍ ROZVOD ZEMNÍHO PLYNU, 2kPa  
—+|4.002+— NAVRHOVANÝ VENKOVNÍ ROZVOD ZEMNÍHO PLYNU, 2kPa  
—|4.100>— NAVRHOVANÁ STL PLYNOVODNÍ PŘÍPOJKA, 100kPa

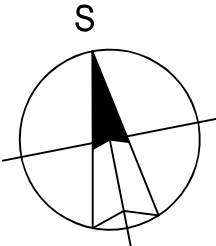

±0,000 = 488,50 m.n.m., Bpv = ÚROVEŇ ČISTÉ PODLAHY V 1.NP

|                       |                                                             |                                                                             |
|-----------------------|-------------------------------------------------------------|-----------------------------------------------------------------------------|
| Vypracoval            | Ing. MARKÉTA GABRLÍKOVÁ                                     | Ing.MARKÉTA GABRLÍKOVÁ<br>JOS. FIALY č.9A<br>783 34 SKRBEŇ<br>IČO 669 08604 |
| Zodpovědný projektant | Ing. MARKÉTA GABRLÍKOVÁ                                     |                                                                             |
| Místo stavby          | k.ú. VELKÉ MEZIRŘÍČÍ, parc.č. 3800/16, 3812                 | Datum 05/2024<br>Zak.číslo ---<br>Počet A4 8 x A4                           |
| Investor              | MĚSTO VELKÉ MEZIRŘÍČÍ, RADNICKÁ 29/1, 59401 VELKÉ MEZIRŘÍČÍ |                                                                             |
| Název akce            | DĚTSKÁ SKUPINA VELKÉ MEZIRŘÍČÍ                              | Stupeň DPS                                                                  |
| Část                  | SO 05 - PLYNOVODNÍ PŘÍPOJKA A PLYNOINSTALACE                |                                                                             |
| Název výkresu         | PŮDORYS 1.NP - PLYNOINSTALACE                               | Měřítko 1 : 50<br>Číslo výkresu SO 05.4                                     |