


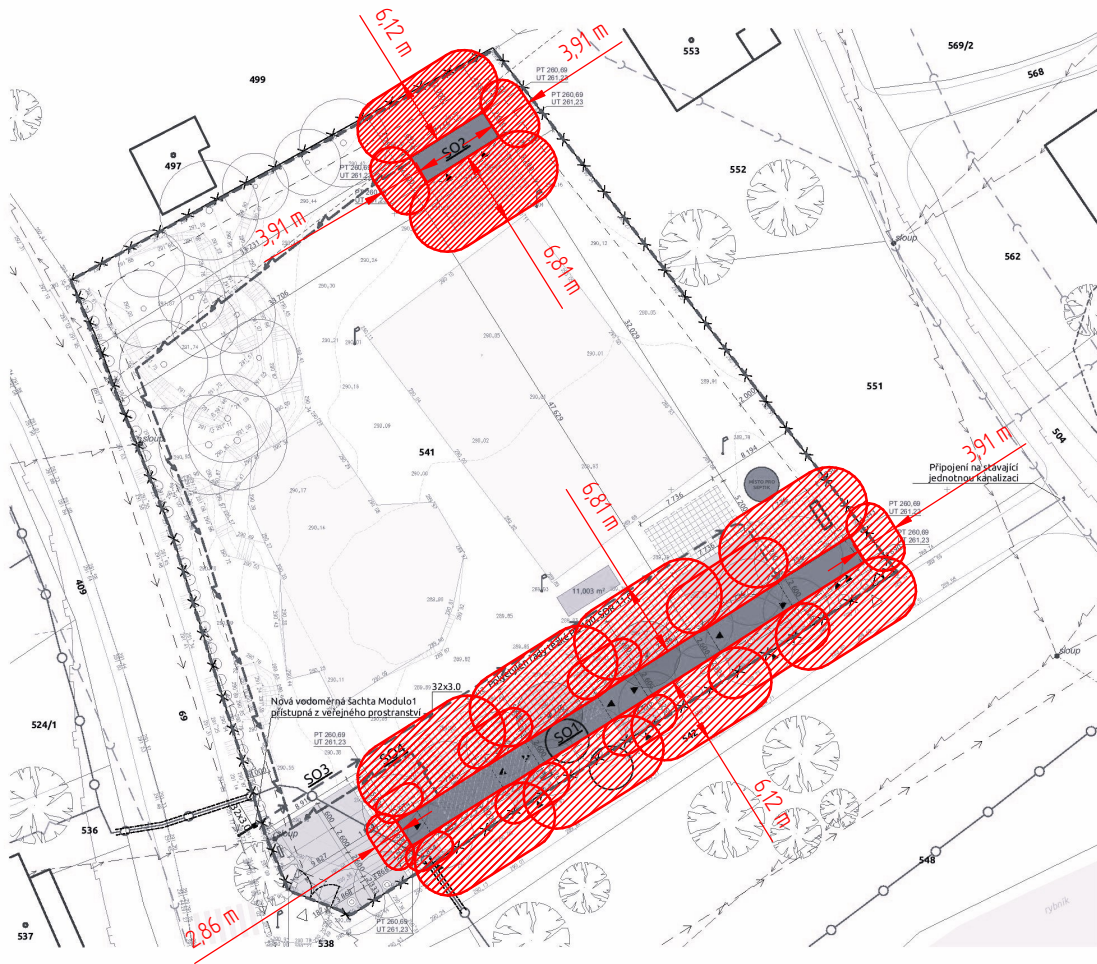

LEGENDA

STÁVAJÍCÍ SÍTĚ A PŘÍPOJKY

- nadzemní vedení NN do 1kV (ČEZ)
- podzemní vedení NN do 1kV (ČEZ)
- plynovod STL (Gas Net)
- zaměřený průběh optického kabelu, HDPE trubky nebo souběh optického a metalického kabelu (CETIN)
- nadzemní síť (CETIN)
- zaměřený průběh metalického kabelu (CETIN)
- kolektor, kabelovod
- vodovod DN 80 GGG (SmVaK)
- stoka jednotné kanalizace

NOVÉ SÍTĚ A PŘÍPOJKY

- nová přípojka vody De32, PE100 SDR 11, délka 1,5m
- nová přípojka vody Dd32, PE100 SDR, délka 57,97m
- přípojka elektro NN
- přípojka kanalizace KG DN110, délka 32,982m

DALŠÍ ZNAČENÍ

- stávající vnější oplocení pozemku
- hranice parcel
- stávající objekty
- odstraňované objekty
- hranice řešeného území, parc.č. 541
- komunikace
- vstup do areálu
- přístup k objektu
- vstupy do objektu
- odstupová vzdálenost od hranice pozemku
- stávající vegetace
- kácený strom
- stávající vegetace (mimo řešené území)
- terén (vrstevnice a svahy)
- odstraňované zpevněné plochy
- stožary, sloupky

ZNAČENÍ NOVÝCH PLOCH / NOVÝCH STAVEBNÍCH OBJEKTŮ

- S01 - multifunkční objekt
- S02 - sklad
- zpevněné plochy - retenční dlaždice
- zpevněné plochy - vodopropustný beton

Délka plochy:
Obestavěný prostor objektu (+ kryté příchody):
z toho: multifunkční objekt:
sklad:
Zastavěná plocha objektu (§ 2 odst. 7 stavebního zákona):
z toho: multifunkční objekt:
sklad:
Zpevněné plochy (§ 8 vyhl.č.268/2009sb):
z toho: vodopropustný beton:
retenční dlaždice:
Celková odvodňovací plocha ze střech:
z toho: multifunkční objekt:
sklad:



POŽÁRNĚ NEBEZPEČNÝ PROSTOR

- S01 vodovodní přípojka
- S04 přípojka elektro NN
- S02 přípojka kanalizace

xxx m
445,95 m³
394,53 m³
61,42 m³

R5 - Retenční šachta
SE - Stávající elektro pilíř

146,03 m²
125,92 m²
20,11 m²

539,72 m²
214,23 m²
325,49 m²

192,87 m²
166,64 m²
26,23 m²

PROJEKT
Centrum volného času Olbramice
ADRESA
Katastrální území: Olbramice parc.č.: 541
STAVEBNÍK
Obec Olbramice
NÁVRH
POLYCHROME - architektonická platforma s.r.o. Tomáš Cech, Ing. arch. Roman Osika
STUPEŇ PROJEKTU
dokumentace pro stavební povolení
ČÁST PROJEKTU
Situační výkres
ZODPOVĚDNÝ PROJEKTANT
Ing. arch. Roman Osika
POZNÁMKA
projektová dokumentace je vyhotovena pro účely stavebního povolení a nenahrazuje prováděcí dokumentaci
VYPRACOVAL
POLYCHROME - architektonická platforma s.r.o. Tomáš Cech, Ing. arch. Roman Osika, Ing. arch. Sebastian Capek
VÝKRES
situace - koordináční
ČÍSLO VÝKRESU
C.3
DATUM
14.06.2024
FORMÁT
3x4
MĚŘÍTKO
1:300
PARÉ Č.