



ZNAČENÍ NOVÝCH PLOCH / NOVÝCH STAVEBNÍCH OBJEKTŮ

- S01 S01 – multifunkční objekt
- S02 S02 – sklad
- zpevněné plochy – retenční dlaždice
- zpevněné plochy – vodopropustný beton

- S03 vodovodní přípojka
- S04 přípojka elektro NN
- S05 přípojka kanalizace

STÁVAJÍCÍ SÍŤ A PŘÍPOJKY

- nadzemní vedení NN do 1kV (ČEZ)
- podzemní vedení NN do 1kV (ČEZ)
- plynovod STL (Gas Net)
- zaměřený průběh optického kabelu, HDPE trubky nebo souběh optického a metalického kabelu (CETIN)
- nadzemní sítě (CETIN)
- zaměřený průběh metalického kabelu (CETIN)
- kolektor, kabelovod
- vodovod DN 80 GGG (SmVaK)
- stoka jednotné kanalizace

NOVÉ SÍŤ A PŘÍPOJKY

- NOVÁ PŘÍPOJKA VODY De32, PE100 SDR 11, DÉLKA 1,5 m
- NOVÁ PŘÍPOJKA VODY De32, PE100 SDR 11, DÉLKA 56,5 m
- přípojka kanalizace KG DN160, DÉLKA 24,257 m
- Stávající přípojka kanalizace KG DN200, DÉLKA 23,2 m


DALŠÍ ZNAČENÍ

- stávající vnější oplocení pozemku
- hranice parcel
- stávající objekty
- odstraňované objekty
- hranice řešeného území, parc.č. 541
- kommunikace
- vstup do areálu
- přístup k objektu
- vstupy do objektu
- odstupová vzdálenost od hranice pozemku
- stávající vegetace
- kácený strom
- stávající vegetace (mimo řešené území)
- stávající zpevněné plochy
- terén (vrstevnice a svahy)
- odstraňované zpevněné plochy
- stožary, sloupky


Řehoř

OBJEDNATEL Obec Olbramice Prostorná 132, Olbramice 742 83 Klimkovice		PROJEKTANT Ing. Jan Řehoř Podevsi 175/7 725 28 Ostrava-Hošťalkovice tel.: 604 139 207		ZODPOVĚDNÝ PROJEKTANT Ing. Jan Řehoř Podevsi 175/7 725 28 Ostrava-Hošťalkovice ČKAIT 1103832	
STAVBA Centrum volného času Olbramice k.ú. Olbramice, p.č. : 541				FORMÁT 594*297 mm	
				STUPEŇ DUR+DSP	
				MĚŘÍTKO 1:300	DATUM 31/10/2024
OBSAH Koordinační situace		DIL SO05 - KANALIZAČNÍ PŘÍPOJKA		VÝKRES Č. D.2.1-01	
				KOPIE Č.	


VÝŠKOVÝ PROFIL KANALIZAČNÍ PŘÍPOJKY 1:100

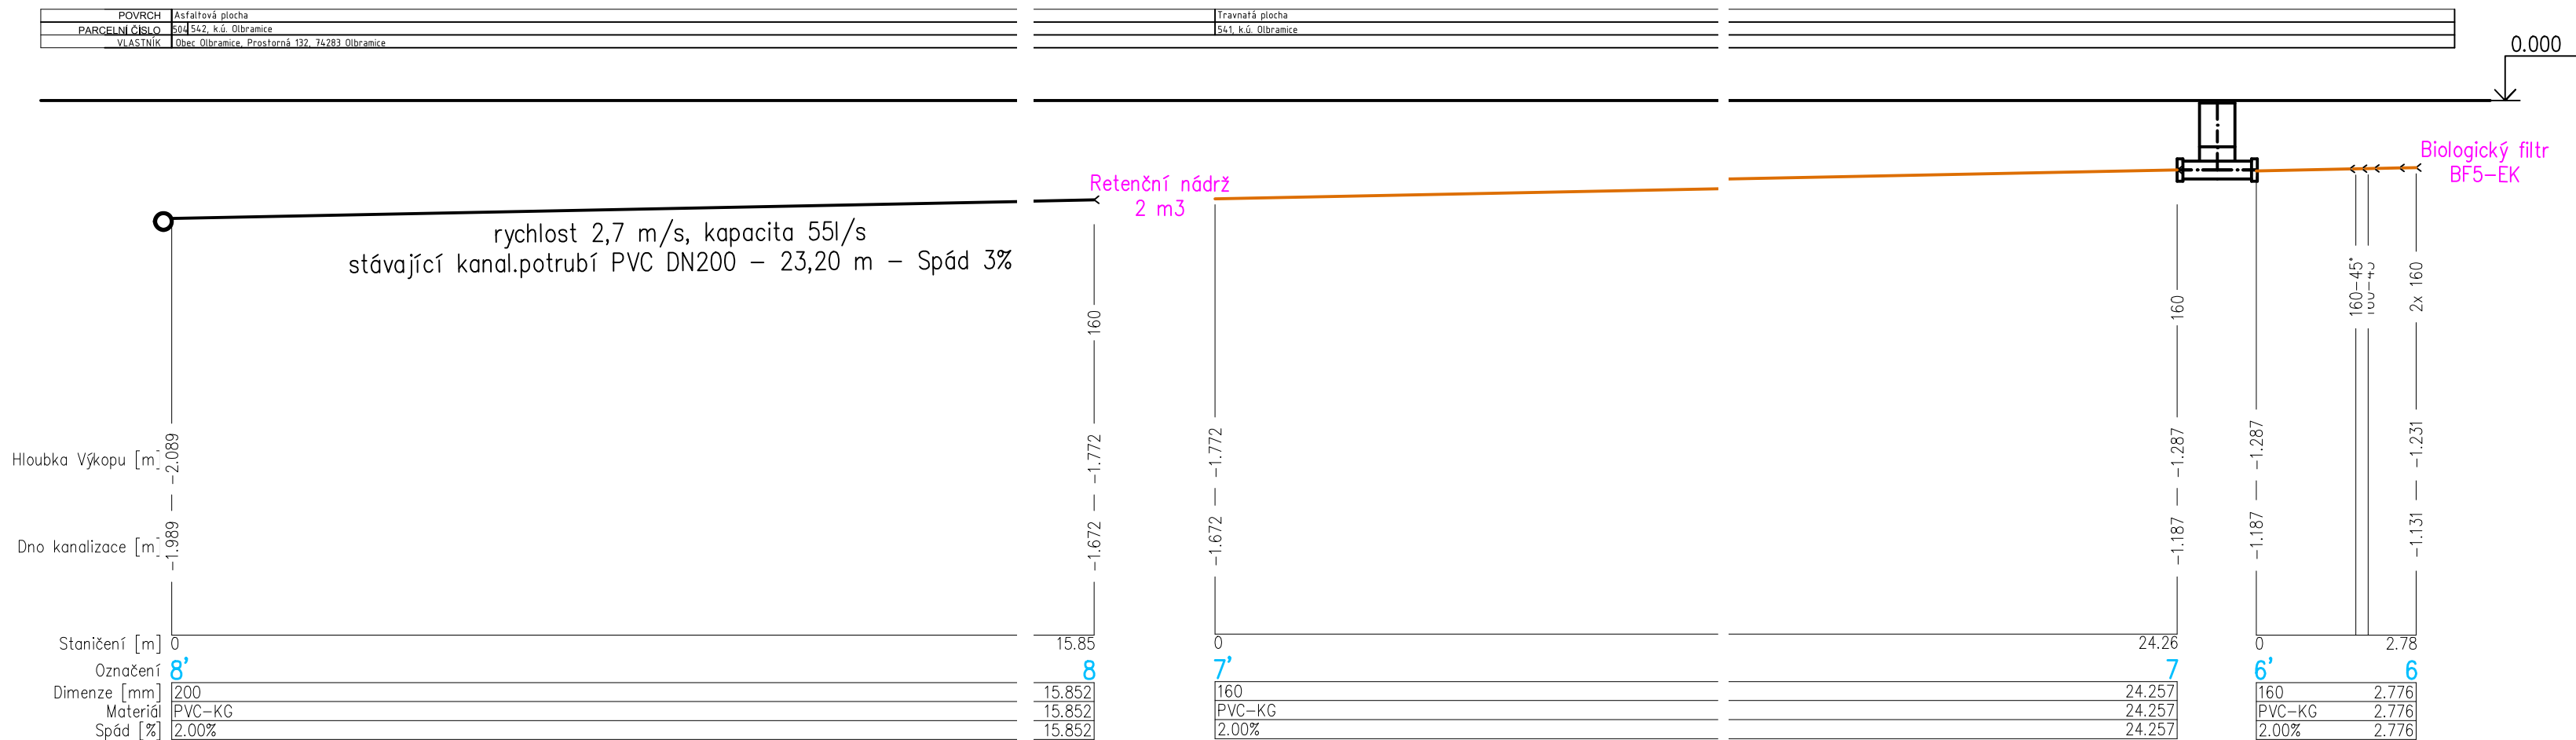



ŘEZ KANALIZAČNÍ ŠAHTOU

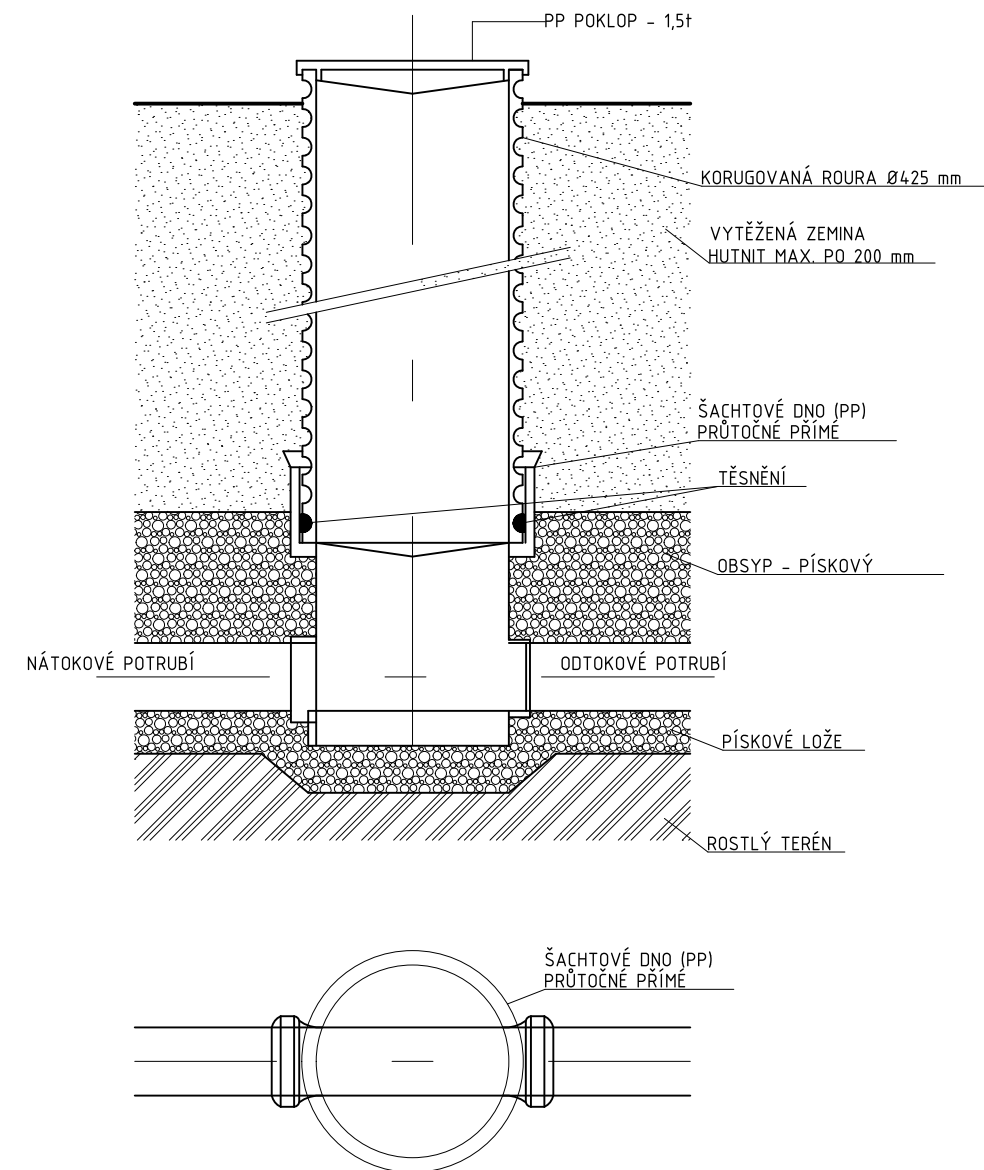

DETAIL PŘIPOJENÍ KANALIZACE DO STÁVAJÍCÍHO STOKY 1:10

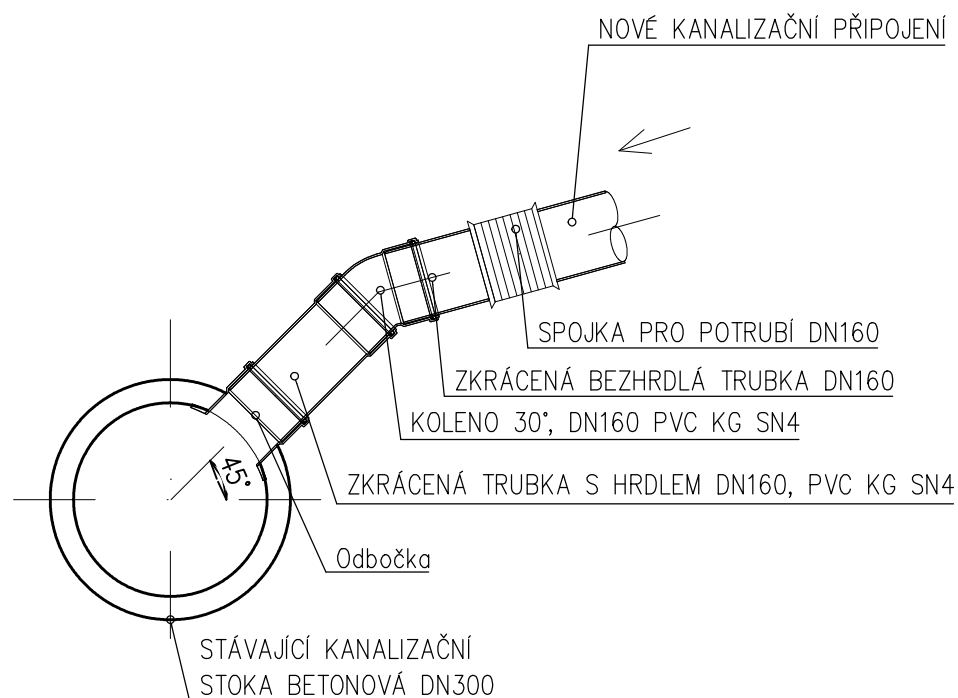

ULOŽENÍ KANALIZACE 1:20

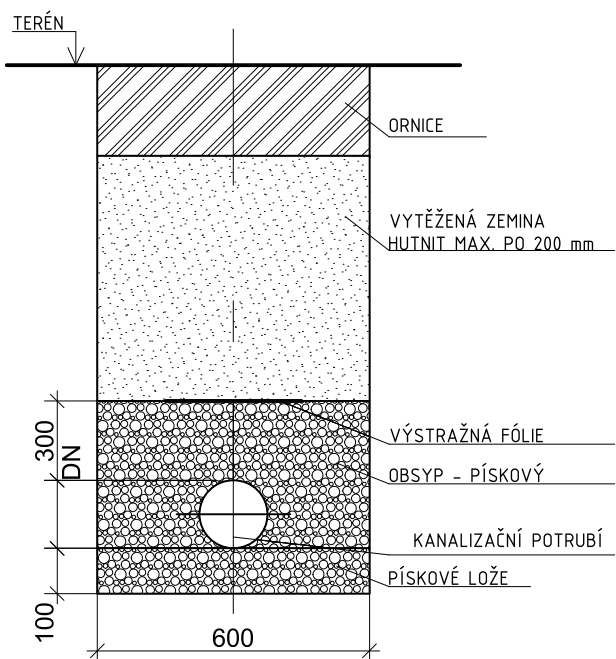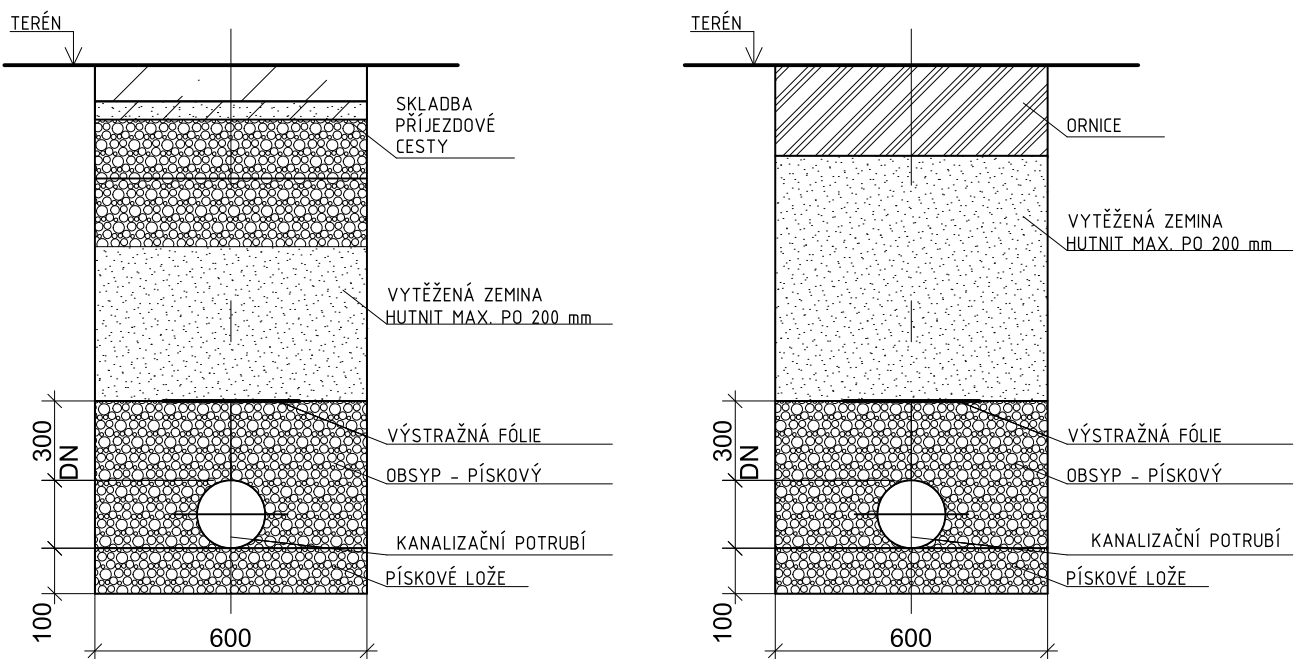

OBJEDNATEL	PROJEKTANT	ZODPOVĚDNÝ PROJEKTANT	
Obec Olbramice Prostorná 132, Olbramice 742 83 Klímkovice	Ing.Jan Řehoř Podevsi 175/7 725 28 Ostrava-Hošťálkovice tel.: 604 139 207	Ing. Jan Řehoř Podevsi 175/7 725 28 Ostrava-Hošťálkovice ČKAIT 1103832	
STAVBA Centrum volného času Olbramice k.ú. Olbramice, p.č. : 541		FORMÁT	594*297 mm
		STUPEŇ DUR+DSP	
		MĚŘÍTKO 1:75	DATUM 31/10/2024
OBSAH	Přípojka splaškové kanalizace	VÝKRES Č.	KOPIE Č.
Díl	SO05 - KANALIZAČNÍ PŘÍPOJKA	D.2.1—02	