



ZNAČENÍ NOVÝCH PLOCH / NOVÝCH STAVEBNÍCH OBJEKTŮ

- SO1

S01 – multifunkční objekt
- SO2

S02 – sklad
- zpevněné plochy – retenční dlaždice
- zpevněné plochy – vodopropustný beton

S03 vodovodní přípojka

S04 přípojka elektro NN

S05 přípojka kanalizace

STÁVAJÍCÍ SÍŤ A PŘÍPOJKY


- nadzemní vedení NN do 1kV (ČEZ)
- podzemní vedení NN do 1kV (ČEZ)
- plynovod STL (Gas Net)
- zaměřený průběh optického kabelu, HDPE trubky nebo souběh optického a metalického kabelu (CETIN)
- nadzemní síť (CETIN)
- zaměřený průběh metalického kabelu (CETIN)
- kolektor, kabelovod
- vodovod DN 80 GGG (SmVaK)
- stoka jednotné kanalizace

NOVÉ SÍŤE A PŘÍPOJKY

- NOVÁ PŘÍPOJKA VODY De32, PE100 SDR 11, DÉLKA 1,5 m
- NOVÁ PŘÍPOJKA VODY De32, PE100 SDR 11, DÉLKA 56,5 m
- přípojka kanalizace KG DN160, DÉLKA 24,257 m
- Stávající přípojka kanalizace KG DN200, DÉLKA 23,2 m


DALŠÍ ZNAČENÍ

- stávající vnější oplocení pozemku
- hranice parcel
- stávající objekty
- odstraňované objekty
- hranice řešeného území, parc.č. 541
- komunikace
- vstup do areálu
- přístup k objektu
- vstupy do objektu
- odstupová vzdálenost od hranice pozemku
- stávající vegetace
- kácený strom
- stávající vegetace (mimo řešené území)
- stávající zpevněné plochy
- terén (vrstevnice a svahy)
- odstraňované zpevněné plochy
- stožary, sloupky

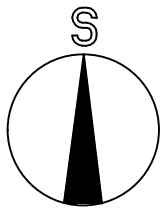


OBJEDNATEL Obec Olbramice Prostorná 132, Olbramice 742 83 Klimkovice		PROJEKTANT Ing. Jan Řehoř Podevsi 175/7 725 28 Ostrava-Hošťalkovice tel.: 604 139 207		ZODPOVĚDNÝ PROJEKTANT Ing. Jan Řehoř Podevsi 175/7 725 28 Ostrava-Hošťalkovice ČKAIT 1103832	
STAVBA Centrum volného času Olbramice k.ú. Olbramice, p.č. : 541				FORMÁT 594*297 mm	
				STUPEŇ DUR+DSP	
				MĚŘÍTKO 1:300	DATUM 31/10/2024
OBSAH	Koordinační situace			VÝKRES Č.	KOPIE Č.
DÍL	SO03 - VODOVODNÍ PŘÍPOJKA			D.2.1-01	


VÝŠKOVÝ PROFIL VODOVODNÍ PŘÍPOJKY

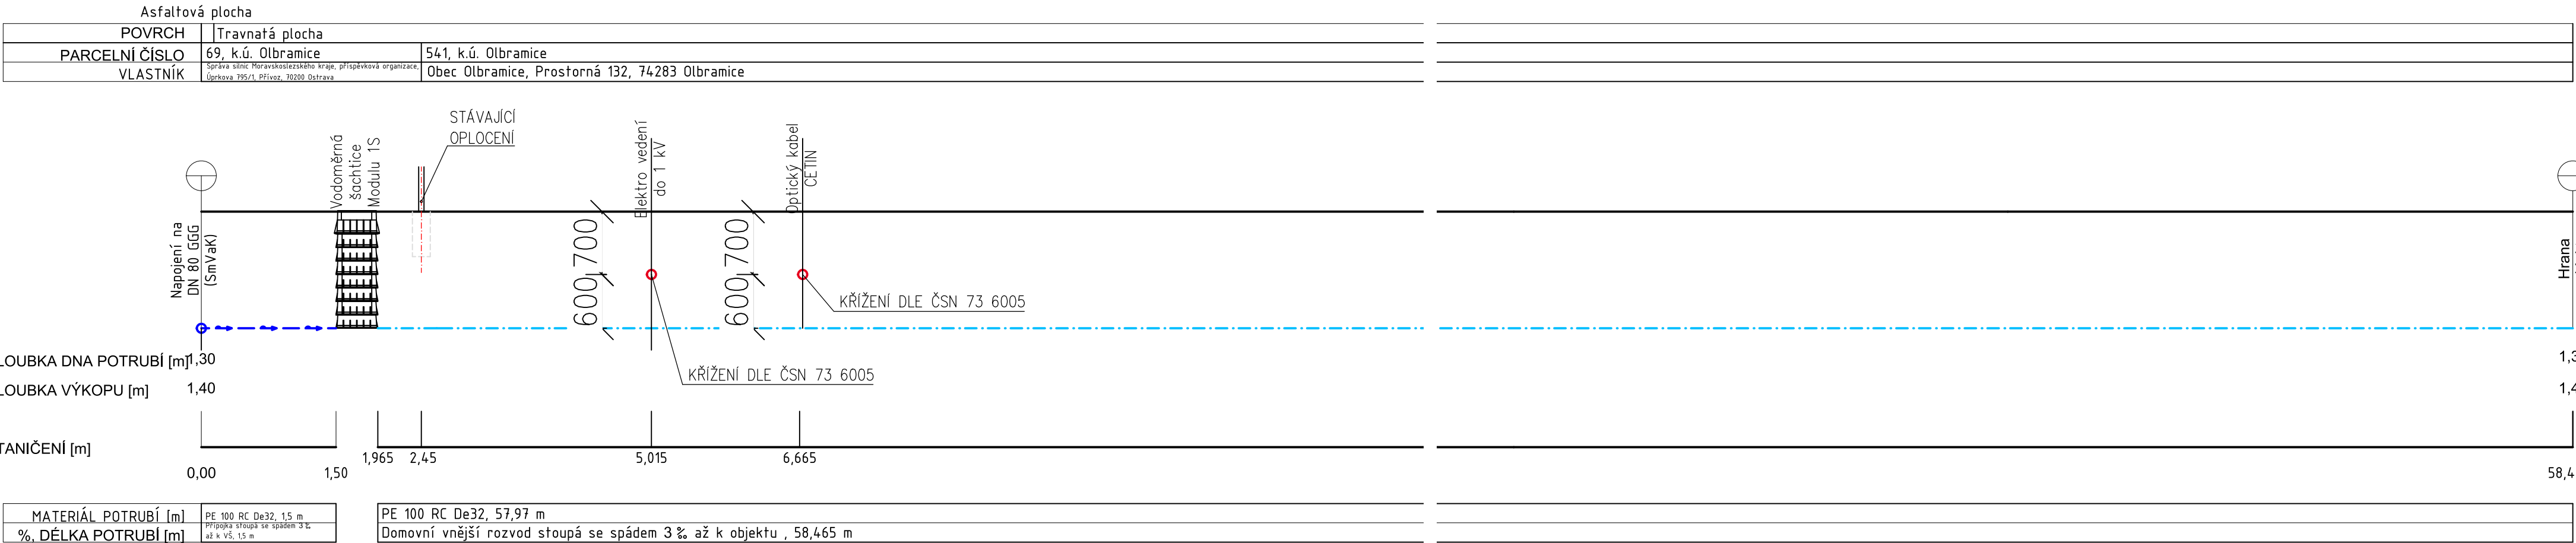

ŘEZ VODOVODNÍ PŘÍPOJKOU 1:25

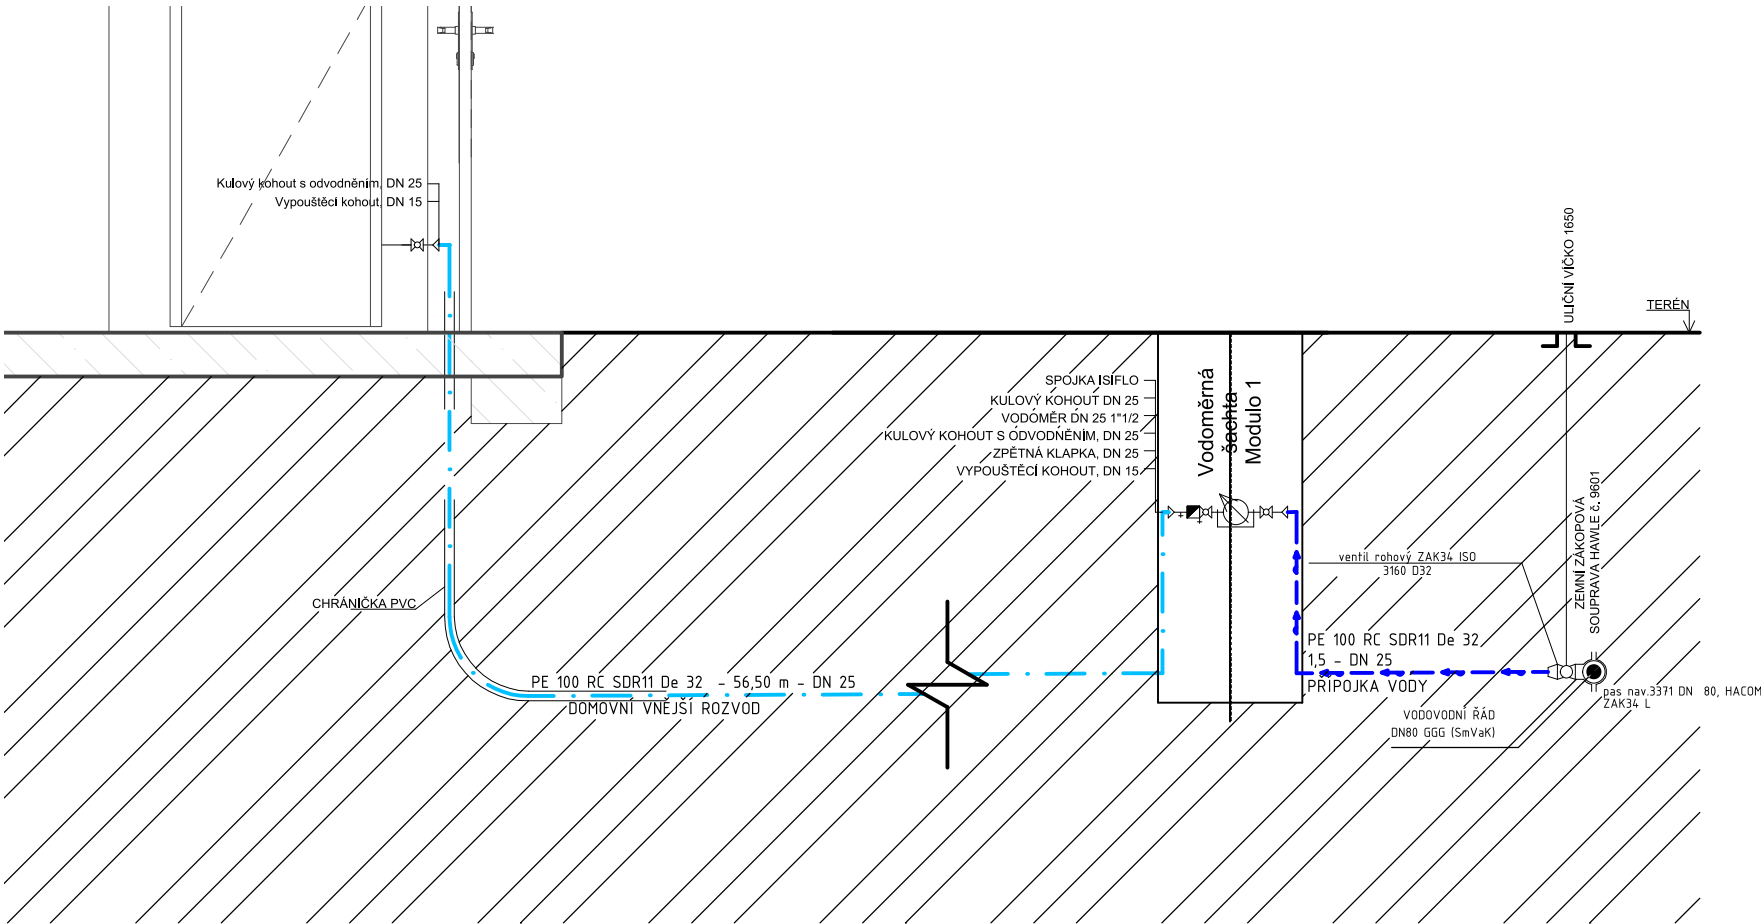

ULOŽENÍ POTRUBÍ VODA 1:25

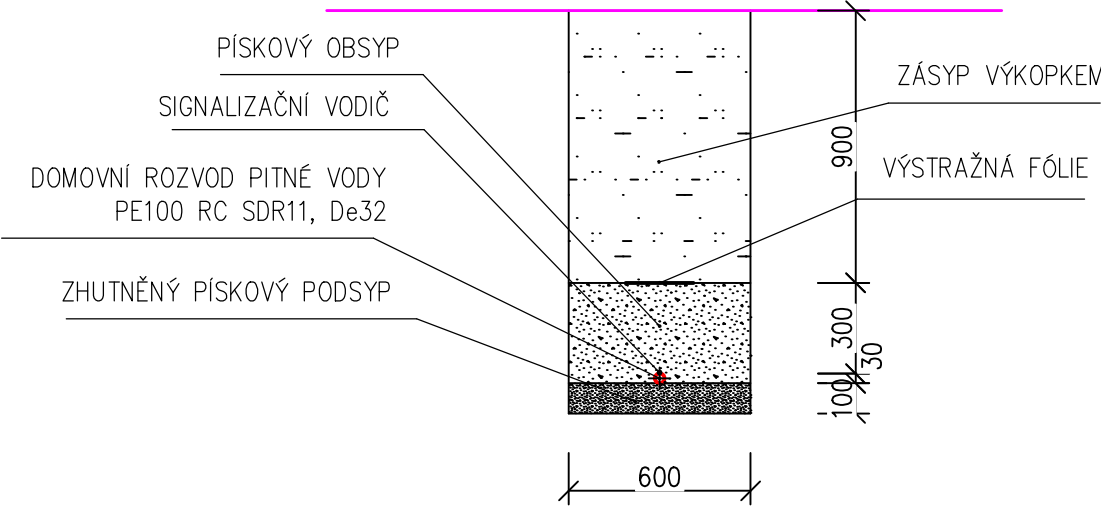

POZNÁMKY:

- VODOVODNÍ PŘÍPOJKA JE Z MATERIÁLU PE100 RC SDR11 De32
- PÍSKOVÝ OBSYP BUDE HUTNĚN PO STRANÁCH POTRUBÍ.
- ZÁSYP VÝKOPU BUDE PROVEDEN PROSÁTÝM VÝKOPKEM A BUDE HUTNĚN PO VRSTVÁCH 300mm.
- PŘED ZÁSYPEM VÝKOPU BUDE PROVEDENA ZKOUŠKA VODOTĚSNOSTI A BUDE VYSTAVEN PROTOKOL O ZKOUŠCE VODOTĚSNOSTI.



OBJEDNATEL Obec Olbramice Prostorná 132, Olbramice 742 83 Klimkovice	PROJEKTANT Ing. Jan Řehoř Podevsi 175/7 725 28 Ostrava-Hošťalkovice tel.: 604 139 207	ZODPOVĚDNÝ PROJEKTANT Ing. Jan Řehoř Podevsi 175/7 725 28 Ostrava-Hošťalkovice ČKAIT 1103832
STAVBA Centrum volného času Olbramice k.ú. Olbramice, p.č. : 541		FORMÁT 594x297 mm
		STUPEŇ DUR+DSP
		MĚŘÍTKO 1:50
		DATUM 31/10/2024
OBSAH Vodovodní přípojka	VÝKRES Č. D.2.1–02	
Díl SO03 - VODOVODNÍ PŘÍPOJKA	KOPIE Č.	