


PŮDORYS PODKROVÍ

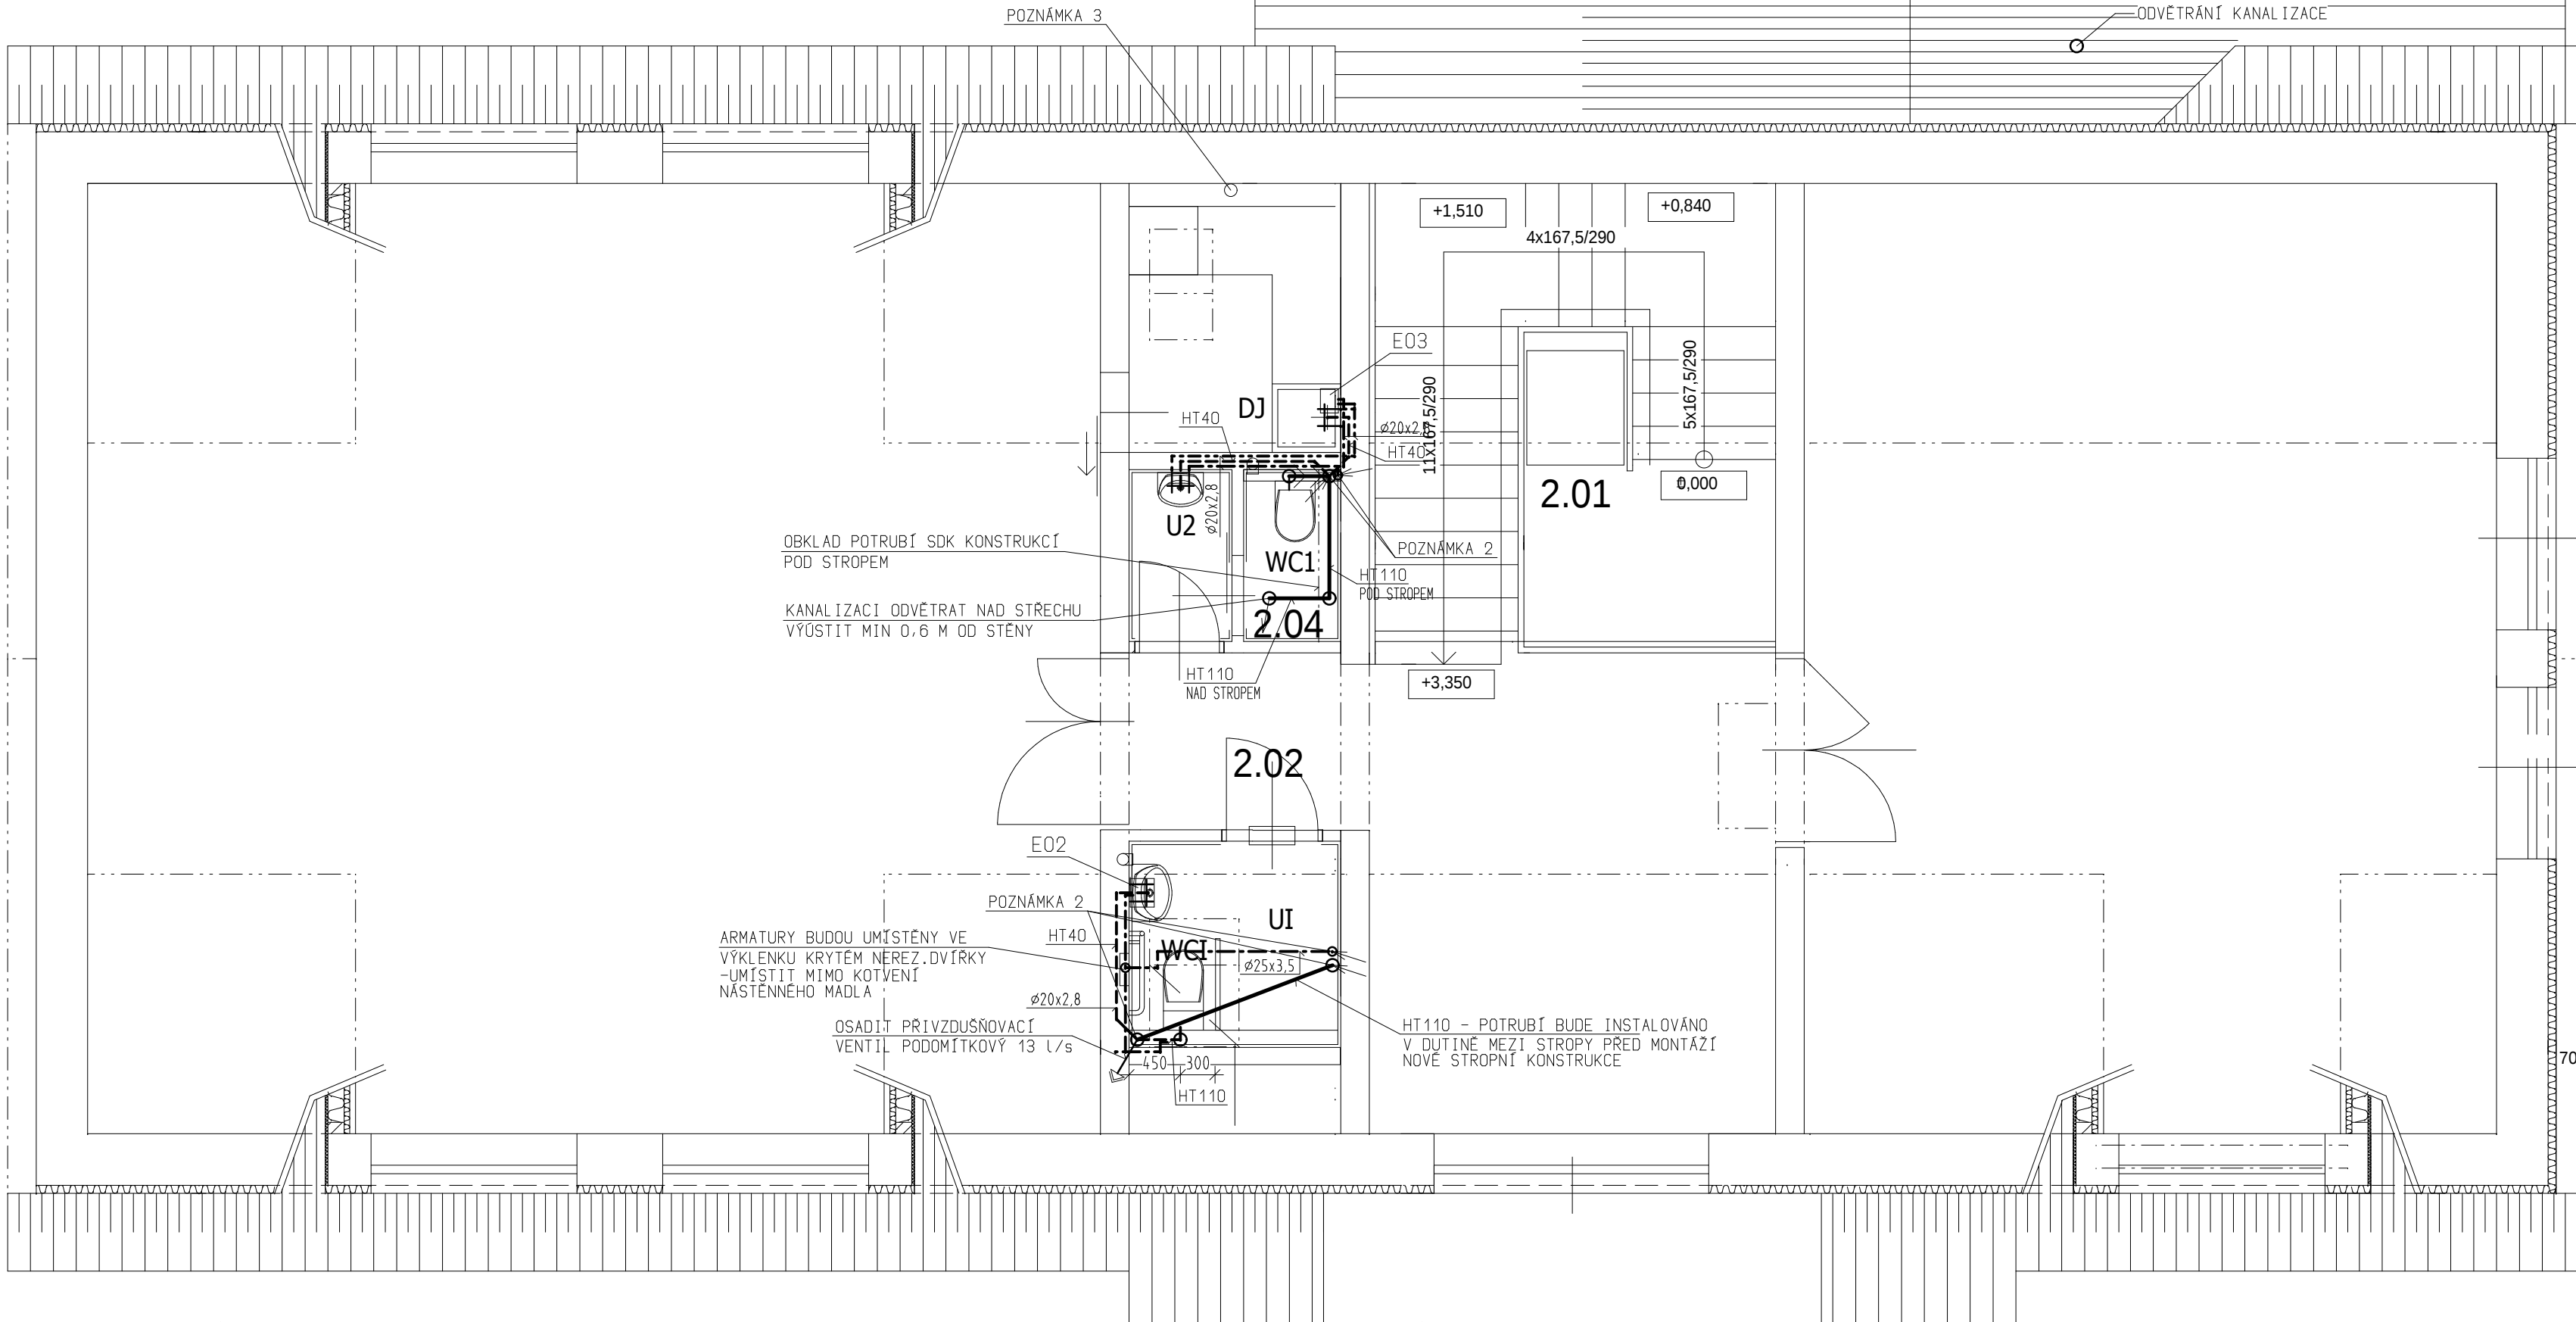

LEGENDA MÍSTNOSTÍ

OZN.	ÚČEL MÍSTNOSTI	PLOCHA /m²/	PODLAHA	POZNÁMKA
2.01	KOMUNIKAČNÍ PROSTOR	10,00	KERAMICKÁ DLAŽBA "E"	KERAMICKÝ SOKLÍK
2.02	KOMUNIKAČNÍ PROSTOR	19,22		
2.03	WC - ŽENY	3,1		KERAMICKÝ OBKLAD V=2000MM
2.04	WC MUŽI + PŘEDSÍŇ	2,77		
2.05	KUCHYŇKA	4,35	PVC "D"	KERAMICKÝ OBKLAD - PÁS 600MM
2.06	KOMUNITNÍ CENTRUM	73,50		
2.07	STÁLÁ EXPOZICE OBCE	48,60		

POZNÁMKA:

2 - PROSTUPY PRO POTRUBÍ BUDOU PŘIPRAVENY PŘED DOKONČENÍM NOVÉ STROPNÍ KONSTRUKCE. PŘÍPADNĚ BUDE V PŘEDSTÍHU INSTALOVÁNO NOVÉ POTRUBÍ VODOVODU A KANALIZACE

3 - STÁVAJÍCÍ VĚTRACÍ POTRUBÍ BUDE POD STROPEM 1.NP VYBOURÁNO A ODŘÍZNUTO, BUDE NA NEJ OSAZEN PODOMÍTKOVÝ PŘIVZDUŠŇOVACÍ VENTIL MIN. 13 l/s. OBEZDÍVKA POTRUBÍ BUDE OPRÁVENA DO PŮVODNÍHO STAVU - PO STROP. VĚTRACÍ POTRUBÍ V PŮDNÍM PROSTORU A NAD STŘECHOU BUDE DEMONTOVÁNO.

LEGENDA:

- VNITŘNÍ ROZVOD STUDENÉ VODY
- ROZVOD TEPLÉ VODY
- KANALIZAČNÍ POTRUBÍ
- KANALIZAČNÍ POTRUBÍ PŘIPOJOVACÍ

KRESLIL	ING. LOVEČEK P.			projektis s.r.o. tr.KOMENSKÉHO 1357/28 697 01 KYJOV TELEFON 518 614 604
VYPRACOVAL				
ZODP. PROJ.	ING. VLACH ZDENĚK	VED. PROJ.	ING. VLACH ZDENĚK	
MÍSTO STAVBY	STRÁŽOVICE	KRAJ	JIHOMORAVSKÝ	
INVESTOR	OBEC STRÁŽOVICE, Č.P. 196, 696 38 STRÁŽOVICE			
NÁZEV AKCE NÁSTAVBA OBJEKTU OBECNÍHO ÚŘADU VE STRÁŽOVICÍCH D.1.4.1. ZDRAVOTECHNIKA				DATUM 03/2020
				DOKUMENTACE DPS
				FORMÁT 4x A4
				ARCH. ČÍSLO 2019/07/2109
				MĚŘÍTKO 1/50
OBSAH VÝKRESU	PŮDORYS 2.NP			ČÍSLO VÝKRESU ZT.04