


ELEKTORROZVODY - SUTERÉN
m 150

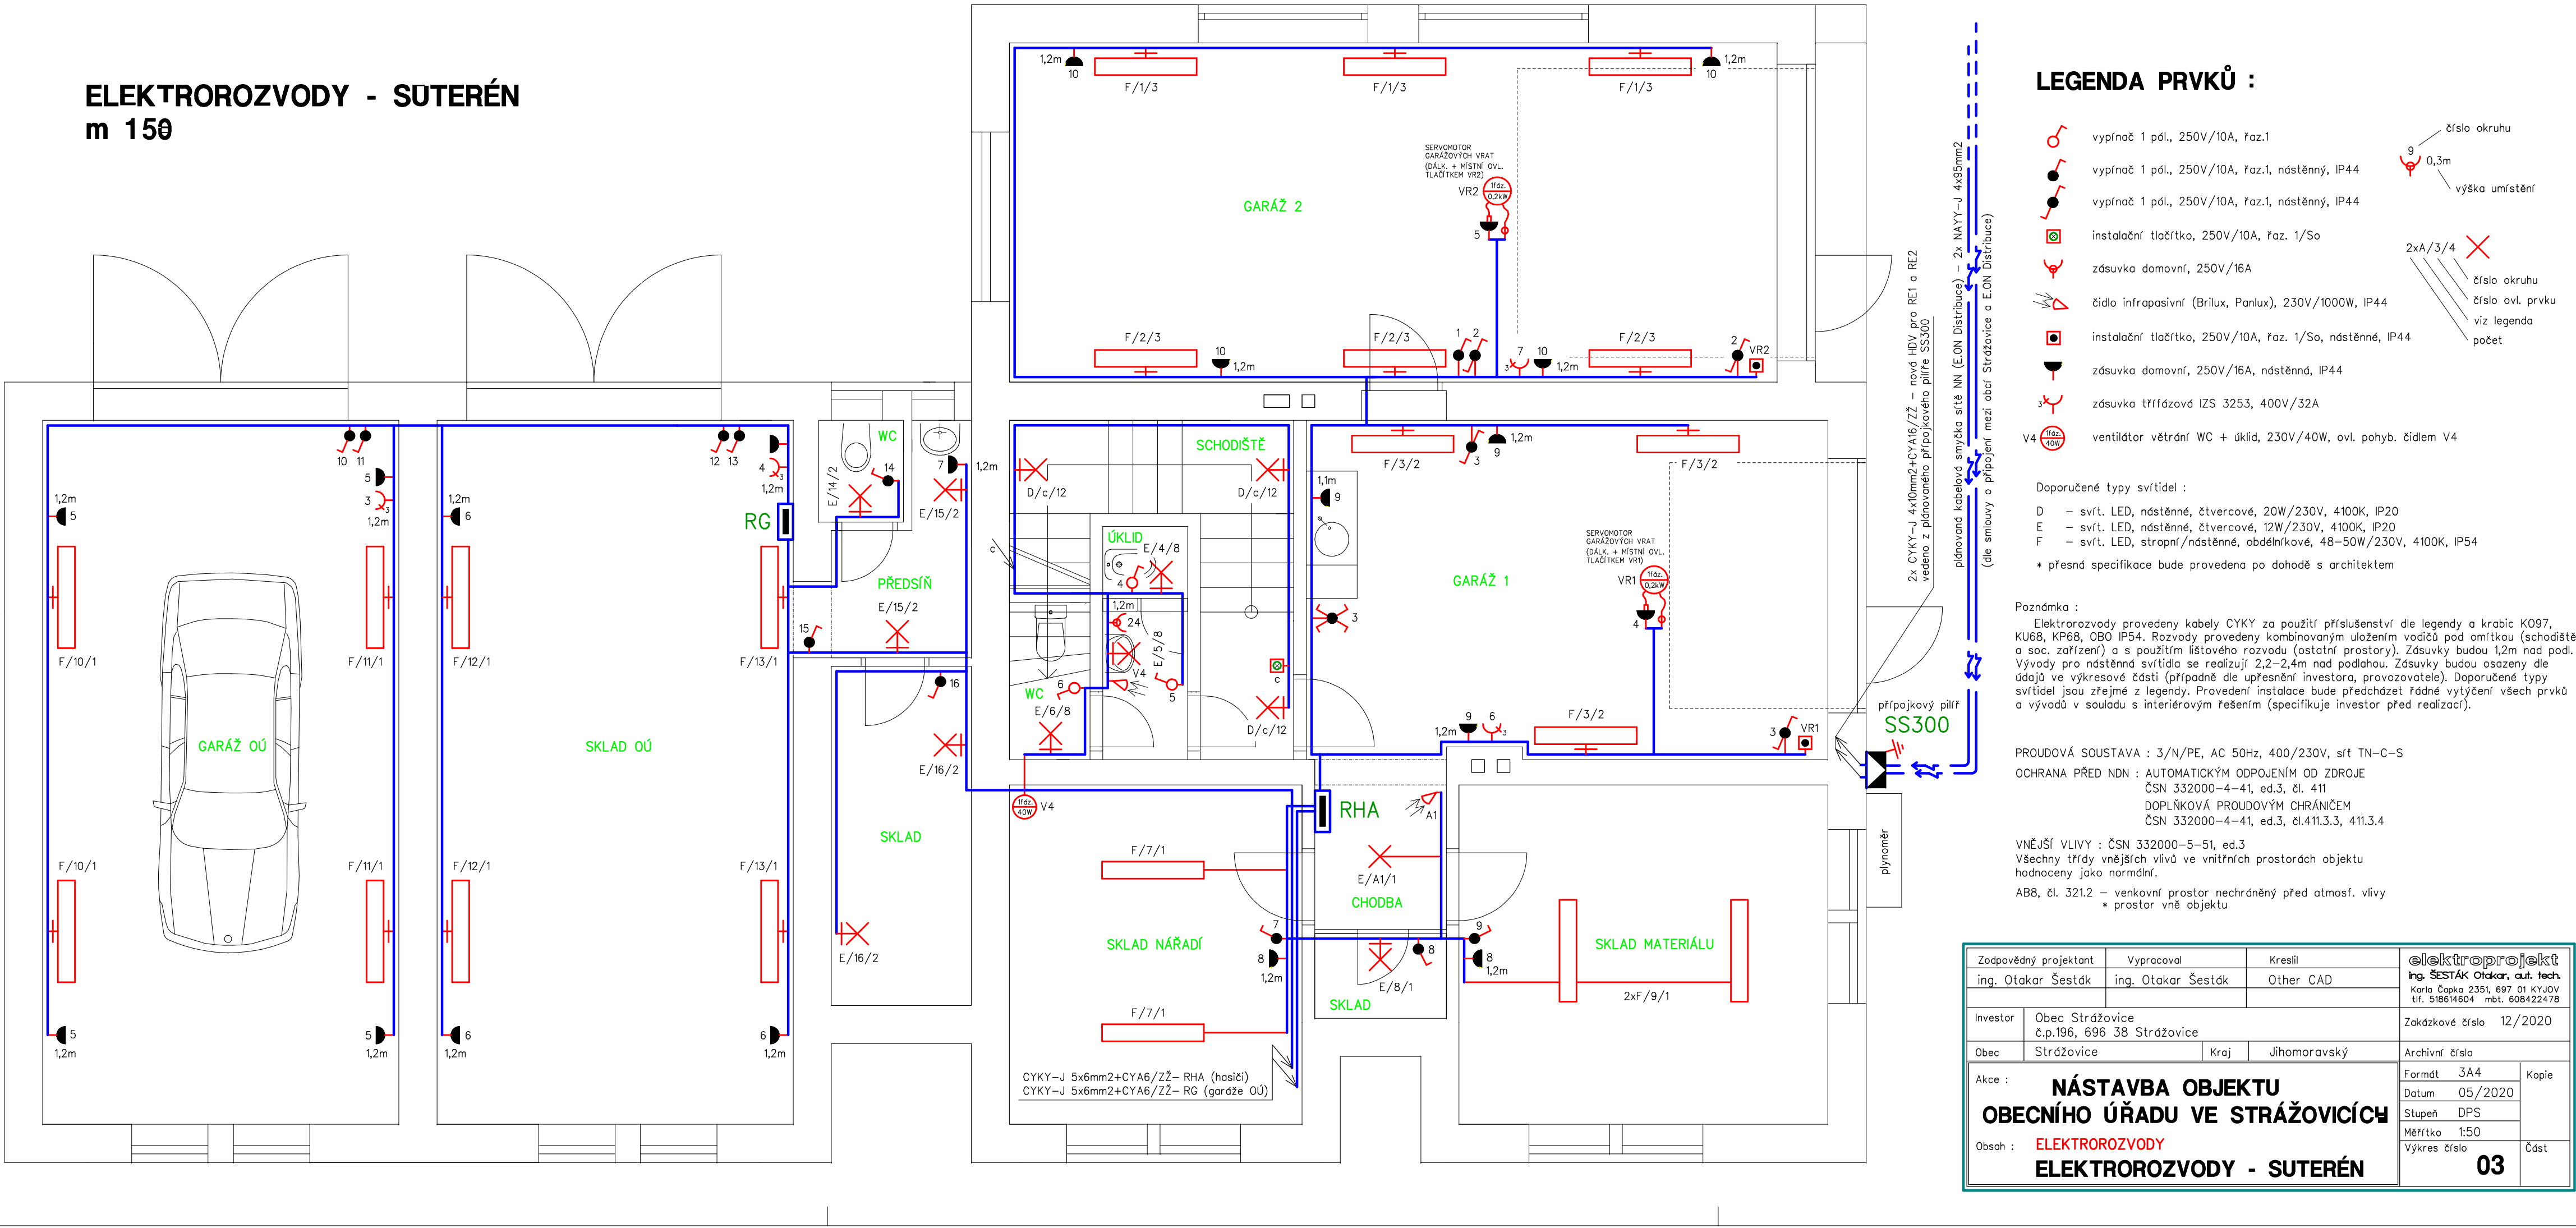

LEGENDA PRVKŮ :

- vypínač 1 pól, 250V/10A, faz.1
- vypínač 1 pól, 250V/10A, faz.1, ndstěnný, IP44
- vypínač 1 pól, 250V/10A, faz.1, ndstěnný, IP44
- instalační tlačítko, 250V/10A, faz. 1/So
- zásuvka domovní, 250V/16A
- čidlo infrapasivní (Brilux, Panlux), 230V/1000W, IP44
- instalační tlačítko, 250V/10A, faz. 1/So, ndstěnné, IP44
- zásuvka domovní, 250V/16A, ndstěnná, IP44
- zásuvka třífázová IZS 3253, 400V/32A
- ventilátor větrání WC + úklid, 230V/40W, ovl. pohyb. čídem V4

- Doporučené typy svítidel :
- D - svít. LED, ndstěnné, čtvercové, 20W/230V, 4100K, IP20
 - E - svít. LED, ndstěnné, čtvercové, 12W/230V, 4100K, IP20
 - F - svít. LED, stropní/ndstěnné, obdélníkové, 48-50W/230V, 4100K, IP54
- * přesná specifikace bude provedena po dohodě s architektem

Poznámka :
Elektroinstalace provedeny kabely CYKY za použití příslušenství dle legendy a krabic K097, KU68, KP68, OB0 IP54. Rozvody provedeny kombinovaným uložením vodičů pod omítkou (schodiště a soc. zařízení) a s použitím listového rozvodu (ostatní prostory). Zásuvky budou 1,2m nad podl. Vývody pro ndstěnná svítidla se realizují 2,2-2,4m nad podlahou. Zásuvky budou osazeny dle údajů ve výkresové části (případně dle upřesnění investora, provozovatele). Doporučené typy svítidel jsou zřejmé z legendy. Provedení instalace bude předcházet řádné vytyčení všech prvků a vývodů v souladu s interiérovým řešením (specifikuje investor před realizací).

PROUDOVÁ SOUSTAVA : 3/N/PE, AC 50Hz, 400/230V, sít TN-C-S
OCHRANA PŘED NDN : AUTOMATICKÝM ODPOJENÍM OD ZDROJE
ČSN 332000-4-41, ed.3, čl. 411
DOPLŇKOVÁ PROUDOVÝM CHRÁNČEM
ČSN 332000-4-41, ed.3, čl.411.3.3, 411.3.4

VNĚJŠÍ VLIVY : ČSN 332000-5-51, ed.3
Všechny třídy vnějších vlivů ve vnitřních prostorech objektu
hodnoceny jako normální.
ABB, čl. 321.2 - venkovní prostor nechráněný před atmosférickými vlivy
• prostor vně objektu

Zodpovědný projektant	Vypracoval	Kreslil	Elektroprojekt	
ing. Otakar Šesták	ing. Otakar Šesták	Other CAD	Ing. ŠESTÁK Otakar, aut. tech. Karlovo nám. 2351, 697 01 Křovice tel. 518614604, mob. 608422478	
Investor	Obec Strážovice č.p.196, 696 38 Strážovice		Zakázkové číslo 12/2020	
Obec	Strážovice	Kraj	jihočeský	Archivní číslo
Akce :			Formát 3A4	Kopie
NÁSTAVBA OBJEKTU OBECNÍHO ÚŘADU VE STRÁŽOVICÍCH			Datum 05/2020	
Obsah :			Stupeň DPS	Část
ELEKTROROZVODY - SUTERÉN			Měřítko 1:50	
			Výkres číslo	03