


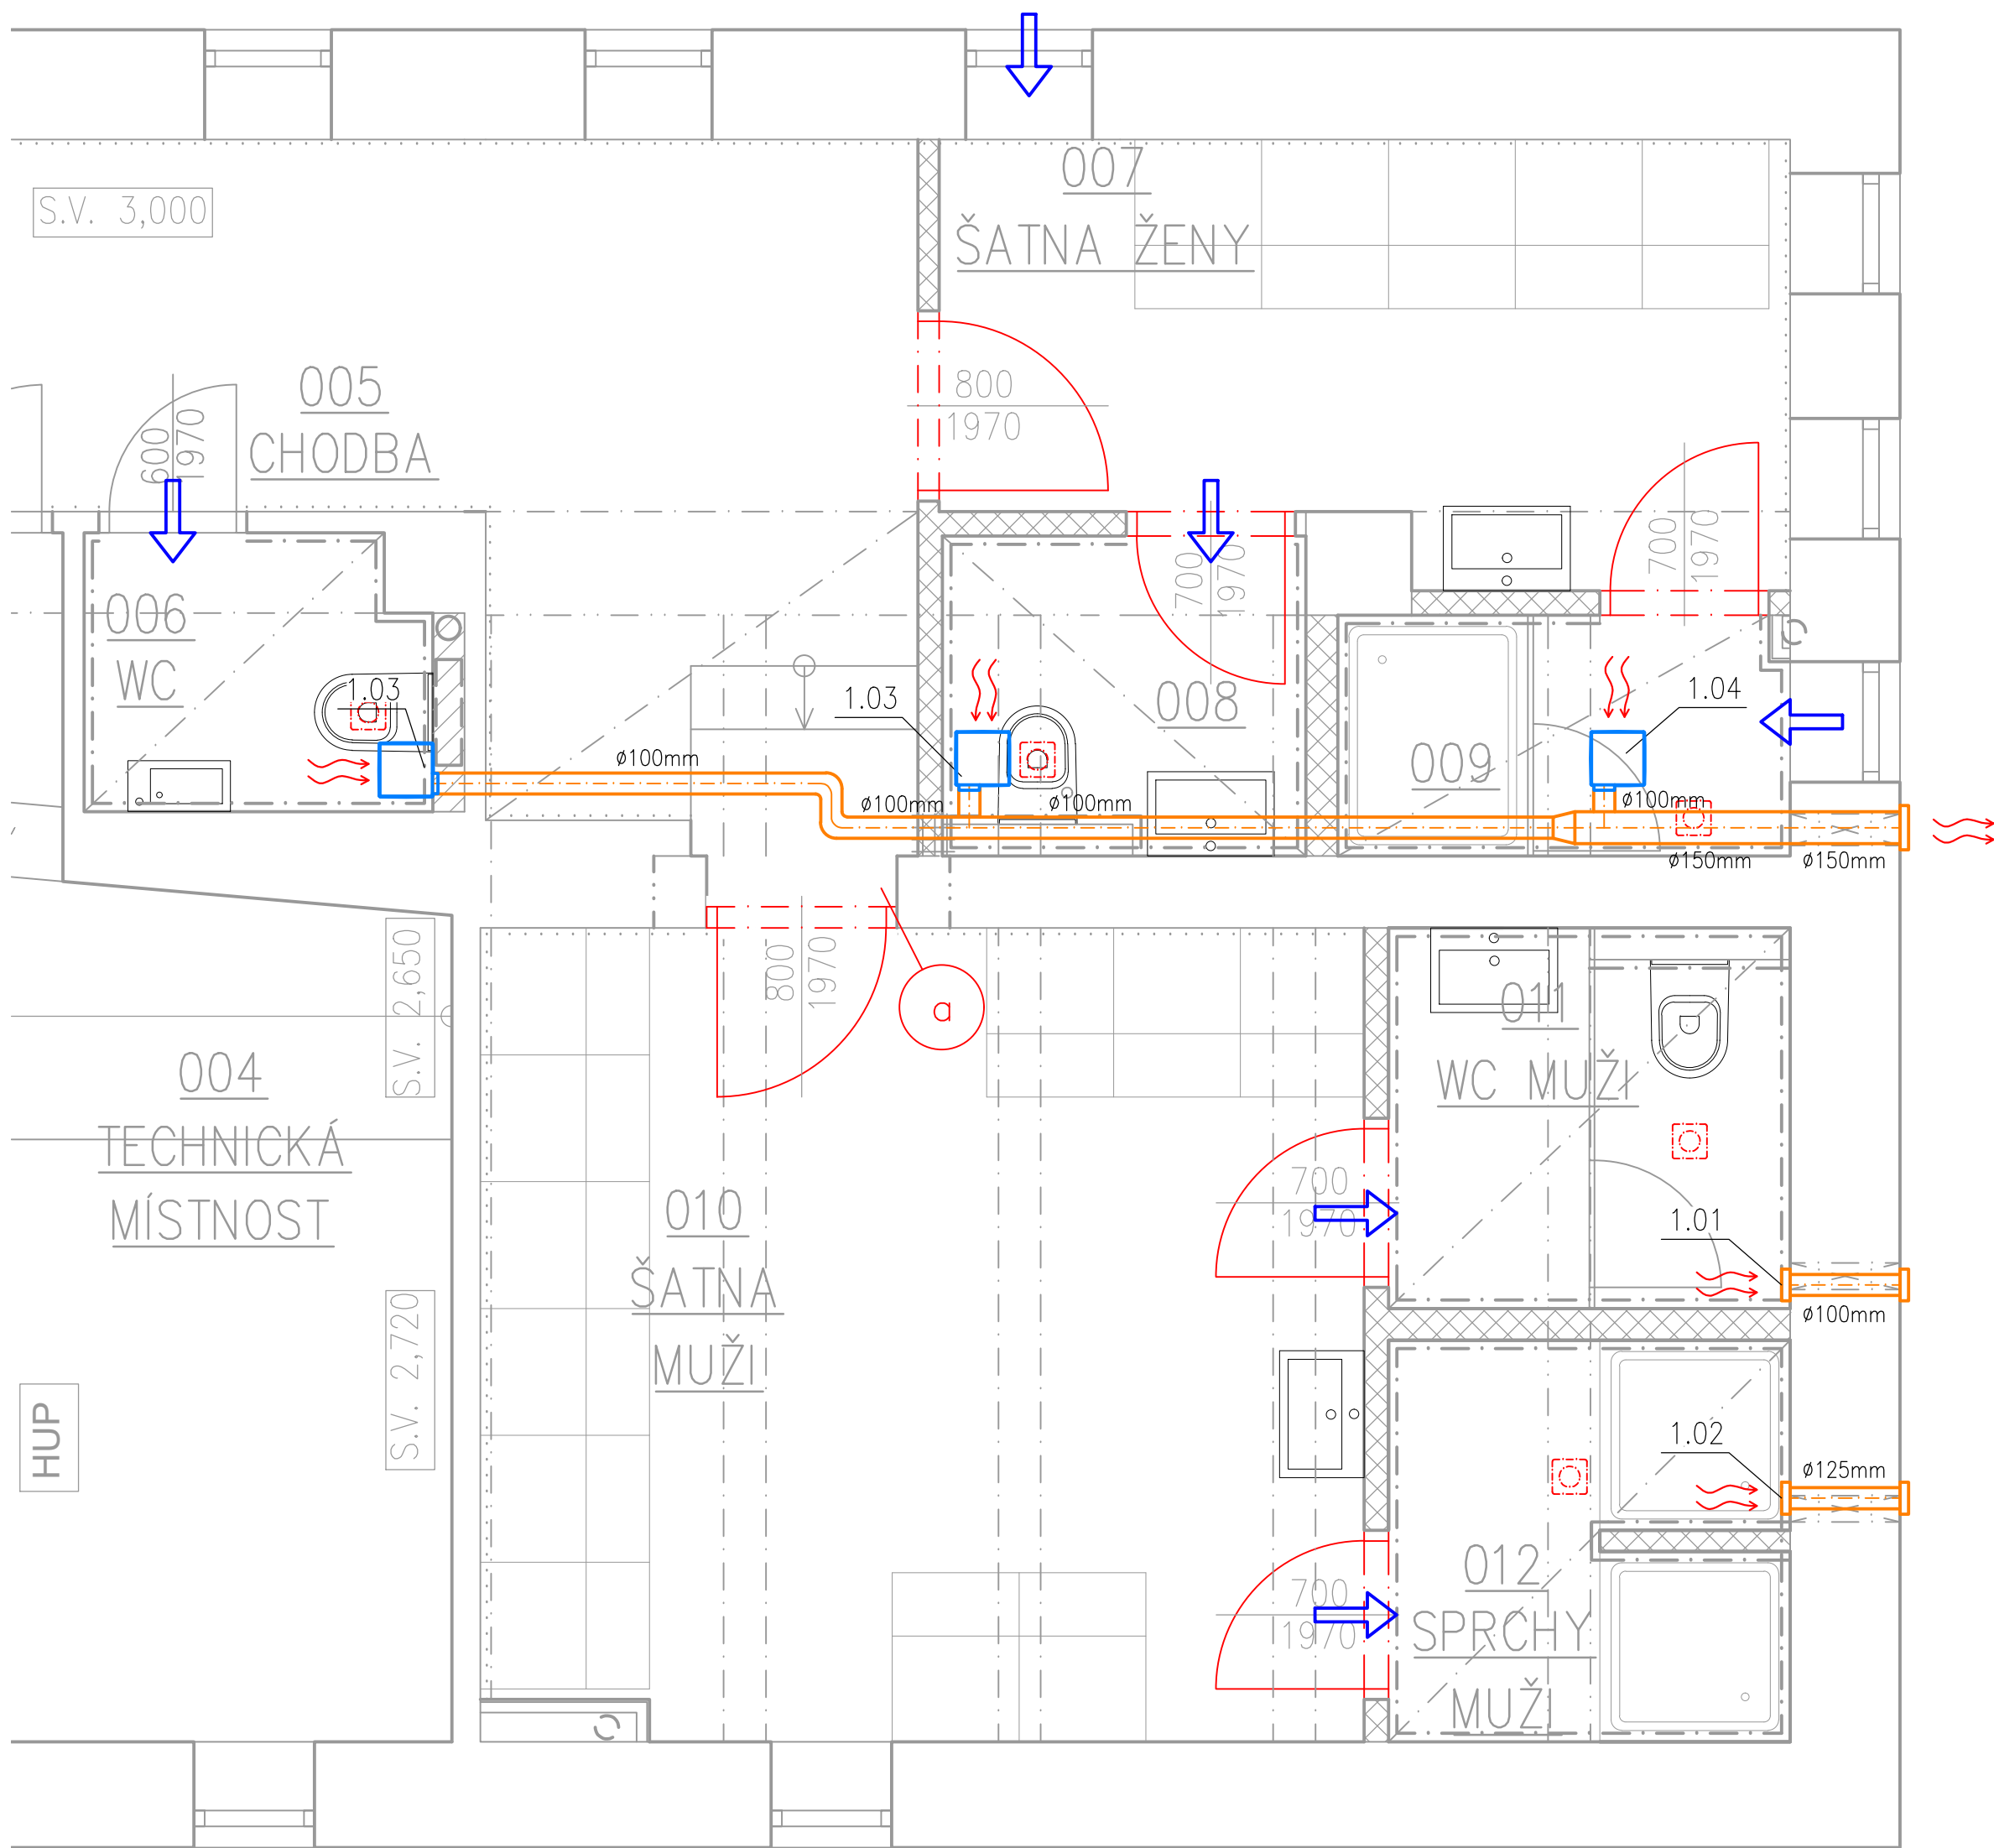

LEGENDA PRVKŮ

- 1.01

AXIÁLNÍ NÁSTĚNNÝ VENTILÁTOR, 60 m3/hod, DN100, 10W, 230 V, 50 Hz, vč. zabudovaného hygrostatu
vyústěno do exteriéru přes větrací nerezovou mřížku ø100 mm se žaluzií;
- 1.02

AXIÁLNÍ NÁSTĚNNÝ VENTILÁTOR, 100 m3/hod, DN125, 20W, 230 V, 50 Hz, vč. zabudovaného hygrostatu
vyústěno do exteriéru přes větrací nerezovou mřížku ø125 mm se žaluzií;
- 1.03

RADIÁLNÍ PODSTROPNÍ VENTILÁTOR, 60 m3/hod, DN100, 30W, 230 V, 50 Hz, vč. zabudovaného hygrostatu
vyústěno do exteriéru přes větrací nerezovou mřížku ø100 mm se žaluzií;
- 1.04

RADIÁLNÍ NÁSTĚNNÝ/PODSTROPNÍ VENTILÁTOR, 100 m3/hod, DN100, 30W, 230 V, 50 Hz, vč. zabudovaného
hygrostatu, vyústěno do exteriéru přes větrací nerezovou mřížku ø100 mm se žaluzií;

LEGENDA

- PŘIVÁDĚNÝ VZDUCH (PŘISÁVÁNÍ Z OKOLNÍCH PROSTOR)
- POTRUBÍ ODTAHU ODPADNÍHO VZDUCHU Z MÍSTNOSTI – plechové pozinkované, kruhové

POZNÁMKY

- Nucené větrání hygienických prostor bude prováděno pomocí malých odsávacích axiálních/radiálních nástěnných/podstropních ventilátorů v dané místnosti dle výkresové dokumentace;
- Pro přívod vzduchu do místnosti s odtahem bude v rámci dveří provedeny větrací mřížky (nebo bude provedena mezera pode dveřmi);
- Napojení jednotlivých ventilátorů pro větrání hygienických prostor bude provedeno pomocí standardních plechového kruhového potrubí, které bude opatřeno izolací;
- Potrubí bude spádováno směrem ven z objektu kvůli zamezení vniku kondenzátu do interiéru.

JAKUB VRBA
ČKAIT 1007209
Horní Lhota 146, 678 01 Blansko
IČ: 078 89 909
jakub.vrba@protonmail.com +420 607 734 943

ZODPOVĚDNÝ PROJEKTANT: JAKUB VRBA

KONTROLOVAL: JAKUB VRBA

VYPRACOVAL: JAKUB VRBA

NÁZEV AKCE: Stavební úpravy sportovní haly ASK Blansko

MÍSTO STAVBY: p.č. st. 3234 v k.ú. Blansko [605018]

OBJEKT: SO 01

PROFESE: VZT

ZADAVATEL PD: RIDA projekt, s.r.o., IČ: 19542917
Podleší 1833/13, 678 01 Blansko

STAVEBNÍK: Město Blansko, IČ 002 79 943
nám. Svobody 32/3, 678 01 Blansko

NÁZEV VÝKRESU: PŮDORYS 1.PP			PARÉ
DATUM: 8/2024	MĚŘÍTKO: 1:30	ČÁST: D.1.2.VZT	ČÍSLO VÝKRESU: 01
FORMÁT: A2			
STUPEN: DPS			