


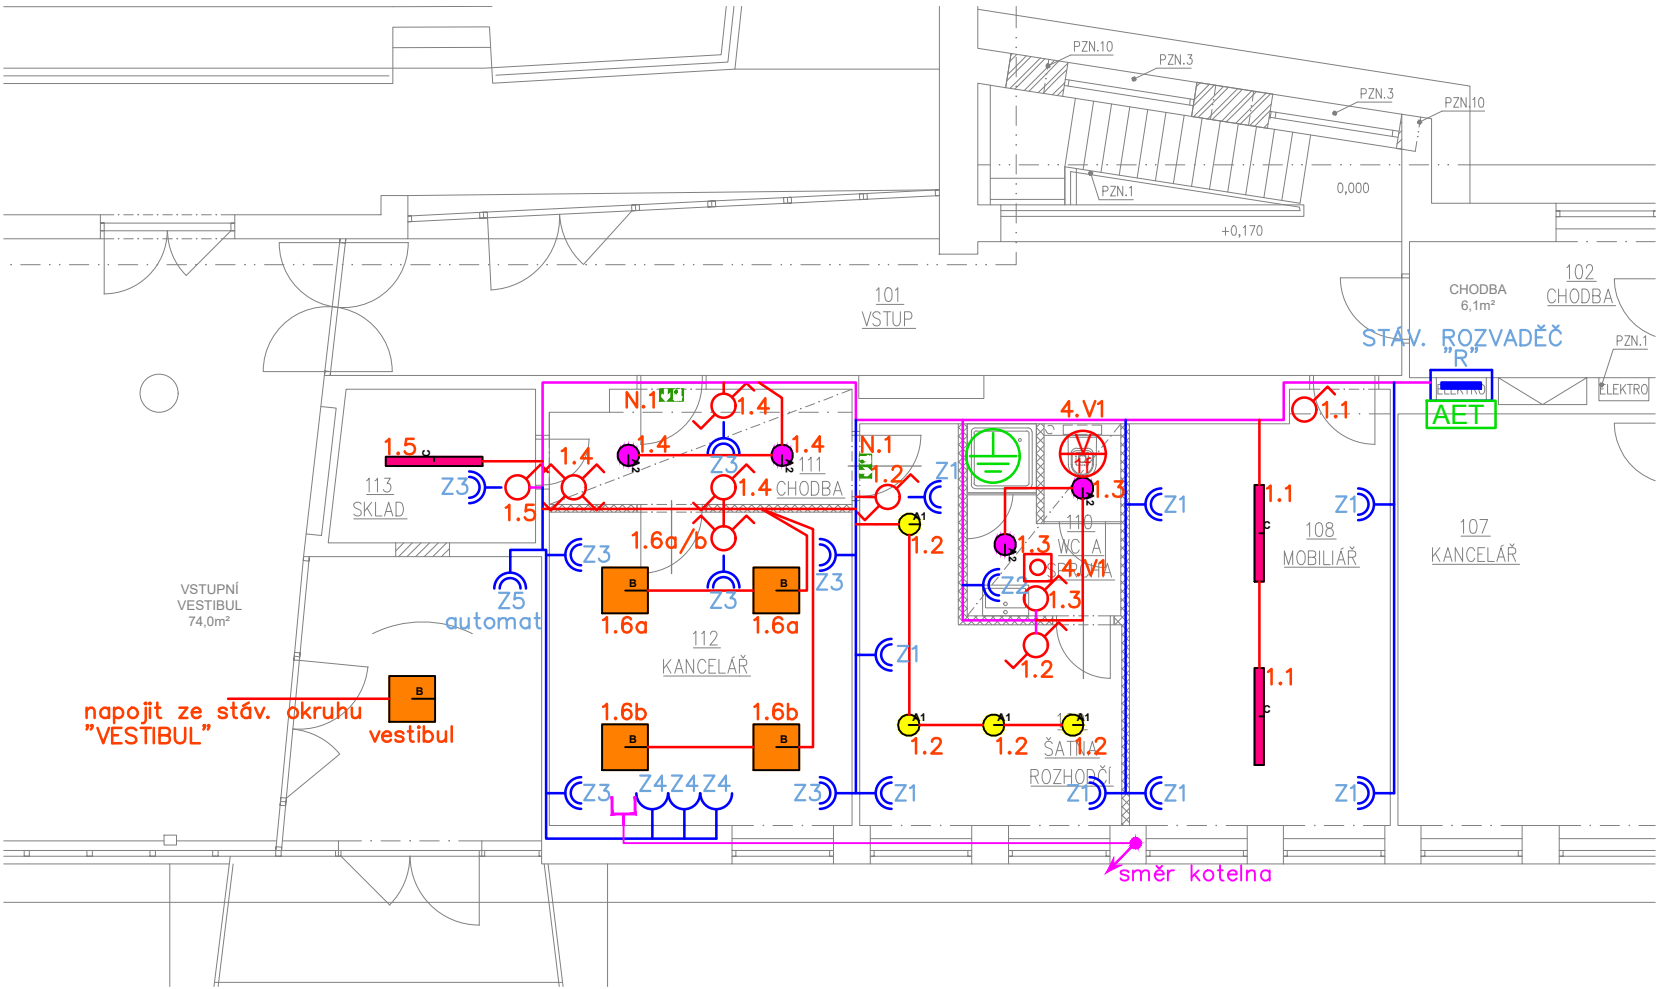

LEGENDA MÍSTNOSTÍ						
Č.M.	NÁZEV MÍSTNOSTI	PLOCH A [m²]	PODLAHA	STĚNY	STROP	POZNÁMKA
101	VSTUP	35,9	STÁVAJÍCÍ	STÁVAJÍCÍ OMÍTKA	STÁVAJÍCÍ	
102	CHODBA	6,1	STÁVAJÍCÍ	STÁVAJÍCÍ OMÍTKA	STÁVAJÍCÍ	
103	DENNÍ MÍSTNOST	12,9	STÁVAJÍCÍ	STÁVAJÍCÍ OMÍTKA	STÁVAJÍCÍ	
104	HYGIENICKÉ ZÁZEMÍ	7,0	STÁVAJÍCÍ	STÁVAJÍCÍ OMÍTKA, OBKLAD	STÁVAJÍCÍ	
105	KANCELÁŘ	14,7	STÁVAJÍCÍ	STÁVAJÍCÍ OMÍTKA	STÁVAJÍCÍ	
106	KUCHYŇKA	10,3	STÁVAJÍCÍ	STÁVAJÍCÍ OMÍTKA	STÁVAJÍCÍ	
107	KANCELÁŘ	19,4	STÁVAJÍCÍ	STÁVAJÍCÍ OMÍTKA	STÁVAJÍCÍ	
108	MOBILIÁŘ	17,8	P03 VINYL, SOKLOVÁ LIŠTA	SDK KONSTRUKCE + MALBA	STÁVAJÍCÍ	
109	ŠATNA ROZHODČÍ	12,3	P03 VINYL, SOKLOVÁ LIŠTA	SDK KONSTRUKCE + MALBA	STÁVAJÍCÍ	
110	WC A SPRCHA	5,0	P02 KERAMICKÁ DLAŽBA	OMÍTKA VÁPENO CEMENT., MALBA, KERAMICKÝ OBKLAD	SÁDROKARTONOVÝ PODHLED, MALBA, IMPREGNOVANÝ	SV=2500 mm
111	CHODBA	5,7	P03 VINYL, SOKLOVÁ LIŠTA	SDK KONSTRUKCE + MALBA	SÁDROKARTONOVÝ PODHLED, MALBA	SV=2500 mm
112	KANCELÁŘ	16,1	P03 VINYL, SOKLOVÁ LIŠTA	SDK KONSTRUKCE + MALBA	STÁVAJÍCÍ	
113	SKLAD	5,2	P01 KERAMICKÁ DLAŽBA, KERAMICKÝ SOKL	SDK KONSTRUKCE + MALBA	STÁVAJÍCÍ	
PODLAHOVÁ PLOCHA		168,4	m²			

- POZNÁMKY K PROVÁDĚNÍ STAVBY:
- Kabelové trasy budou vedeny v instalačních zónách dle ČSN 33 2130 ed.3.
 - Kabely budou vedeny převážně pod omítkou, v konstrukcích SDK stěn a stropů.
 - Vypínače budou osazovány do výšky 1,2m nad úrovní čisté podlahy
 - Zásuvky budou umísťovány do výšky 0,3m nad úrovní čisté podlahy
 - Instalace vypínačů a zásuvek bude přednostně provedena do vícenásobných rámečků, který bude osazen vodorovně.
 - Veškeré kabelové vývody pro technologická zařízení (VZT, ÚT, ZTI, apod.) je nutné konzultovat na místě stavby s jednotlivými dodavateli zařízení a jejich zapojení provést dle montážních návodů.
 - Elektroinstalace v koupelnách bude provedena v souladu s požadavky normy ČSN 33 2000-7-701 ed.2
 - Elektroinstalace u umývacích prostor bude provedena v souladu s požadavky normy ČSN 33 2130 ed.3.
 - Před instalací přístupového systému nutná koordinace s dodavatelem dveřních systémů a dle zvyklostí dodavatele přístupového systému
 - Datový rozvod SK řešen v rozsahu 1x RJ45 v kanceláři. Kabel UTP ukončen v kotelně bez zapojení v rezervě 10m délky

Symbol	Počet	Popis svítidla	Osazení
A1	13	LMD FA-22042711-PM LED IP65 přisazené celoopálové svítidlo	1xLED 21 W
A2	14	LMD FA-22042710-PM LED IP65 přisazené celoopálové svítidlo	1xLED 16 W
B	5	LMD DO-150242-PM LED stropní svítidlo s mikropřisma difuzorem, UGR19	1xLED 39 W
C	3	LMD DO-164734-PM LED IP66 přisazené technické svítidlo s konektorem	1xLED 34 W
N1	7	LMD NSOLC4 deco + piktogram IP65 nouzové přisazené panikové svítidlo	1xLED 2 W

LEGENDA ZNAČEK

- Vypínač řaz.1 IP20
- Vypínač řaz.5 IP20
- Vypínač řaz.6 IP20
- Vypínač řaz.7 IP20
- Tlačítko IP20
s doběh. relé
- Zásuvka 230V/16A, IP20
- Zásuvka 230V/16A, IP20 dvojité
- Rozváděč
- Kabelový vývod 230V
- Ventilátor (dodávka VZT)
- Podružná ochranná svorka
- Ochranné pospojování – CY6ZŽ
- TERMINÁL BEZKONTAKTNÍ–VNITŘNÍ
- TERMINÁL BEZKONTAKTNÍ–VENKOVNÍ
- ELEKTRICKÝ ZÁMEK
- ELEKTROMOTORICKÝ ZÁMEK
- POM. ZDROJ V BOXU
- DATOVÁ ZÁSUVKA

OBCENĚ
Napájecí napětí 230/400V AC 50Hz TN–C–S L1, L2, L3

Ochrana před nebezpečným dotykem dle ČSN 33 2000–4–41 ed.3:
Základní – automatickým odpojením od zdroje
Doplňková – proudovými chrániči, dopl. pospojováním

Vnější vlivy stanoveny v protokolu o určení vnějších vlivů – součást dokumentace elektro

Zodpovědný projektant:		Kamil Zouhar, ČKAIT 1007480		Projektování vyhrazeného el. zařízení do 1000V Revizní technik vyhrazeného el. zařízení E2A KAMIL ZOUHAR Ol. Blažka 58 679 02 Rájec-Jestřebí IČO: 03836941 mob: +420 777 573 341 email: zouhar@revizezouhar.cz	
Investor:		Město Blansko, IČO: 002 79 943 nám. Svobody 32/3, 678 07 Blansko			
Stavba:		Stavební úpravy sportovní haly ASK Blansko SO.01			
		Blansko [581283] k. ú. Blansko [605018], p. č. st. 3234		Datum: 08/2024	
Název výkresu: 1.NP - OSVĚTLENÍ A ELEKTROINSTALACE				Č. zakázky: PD-2024-035	
				Formát: A3	
				Stupeň PD: DPS	
Část:		D.1.4. Zařízení silnoproudé elektrotechniky vč. ochrany před bleskem		Měřítko: 1:100	
				Číslo výkresu: E-02	