


SITUACE POZEMNÍ KOMUNIKACE
1:250

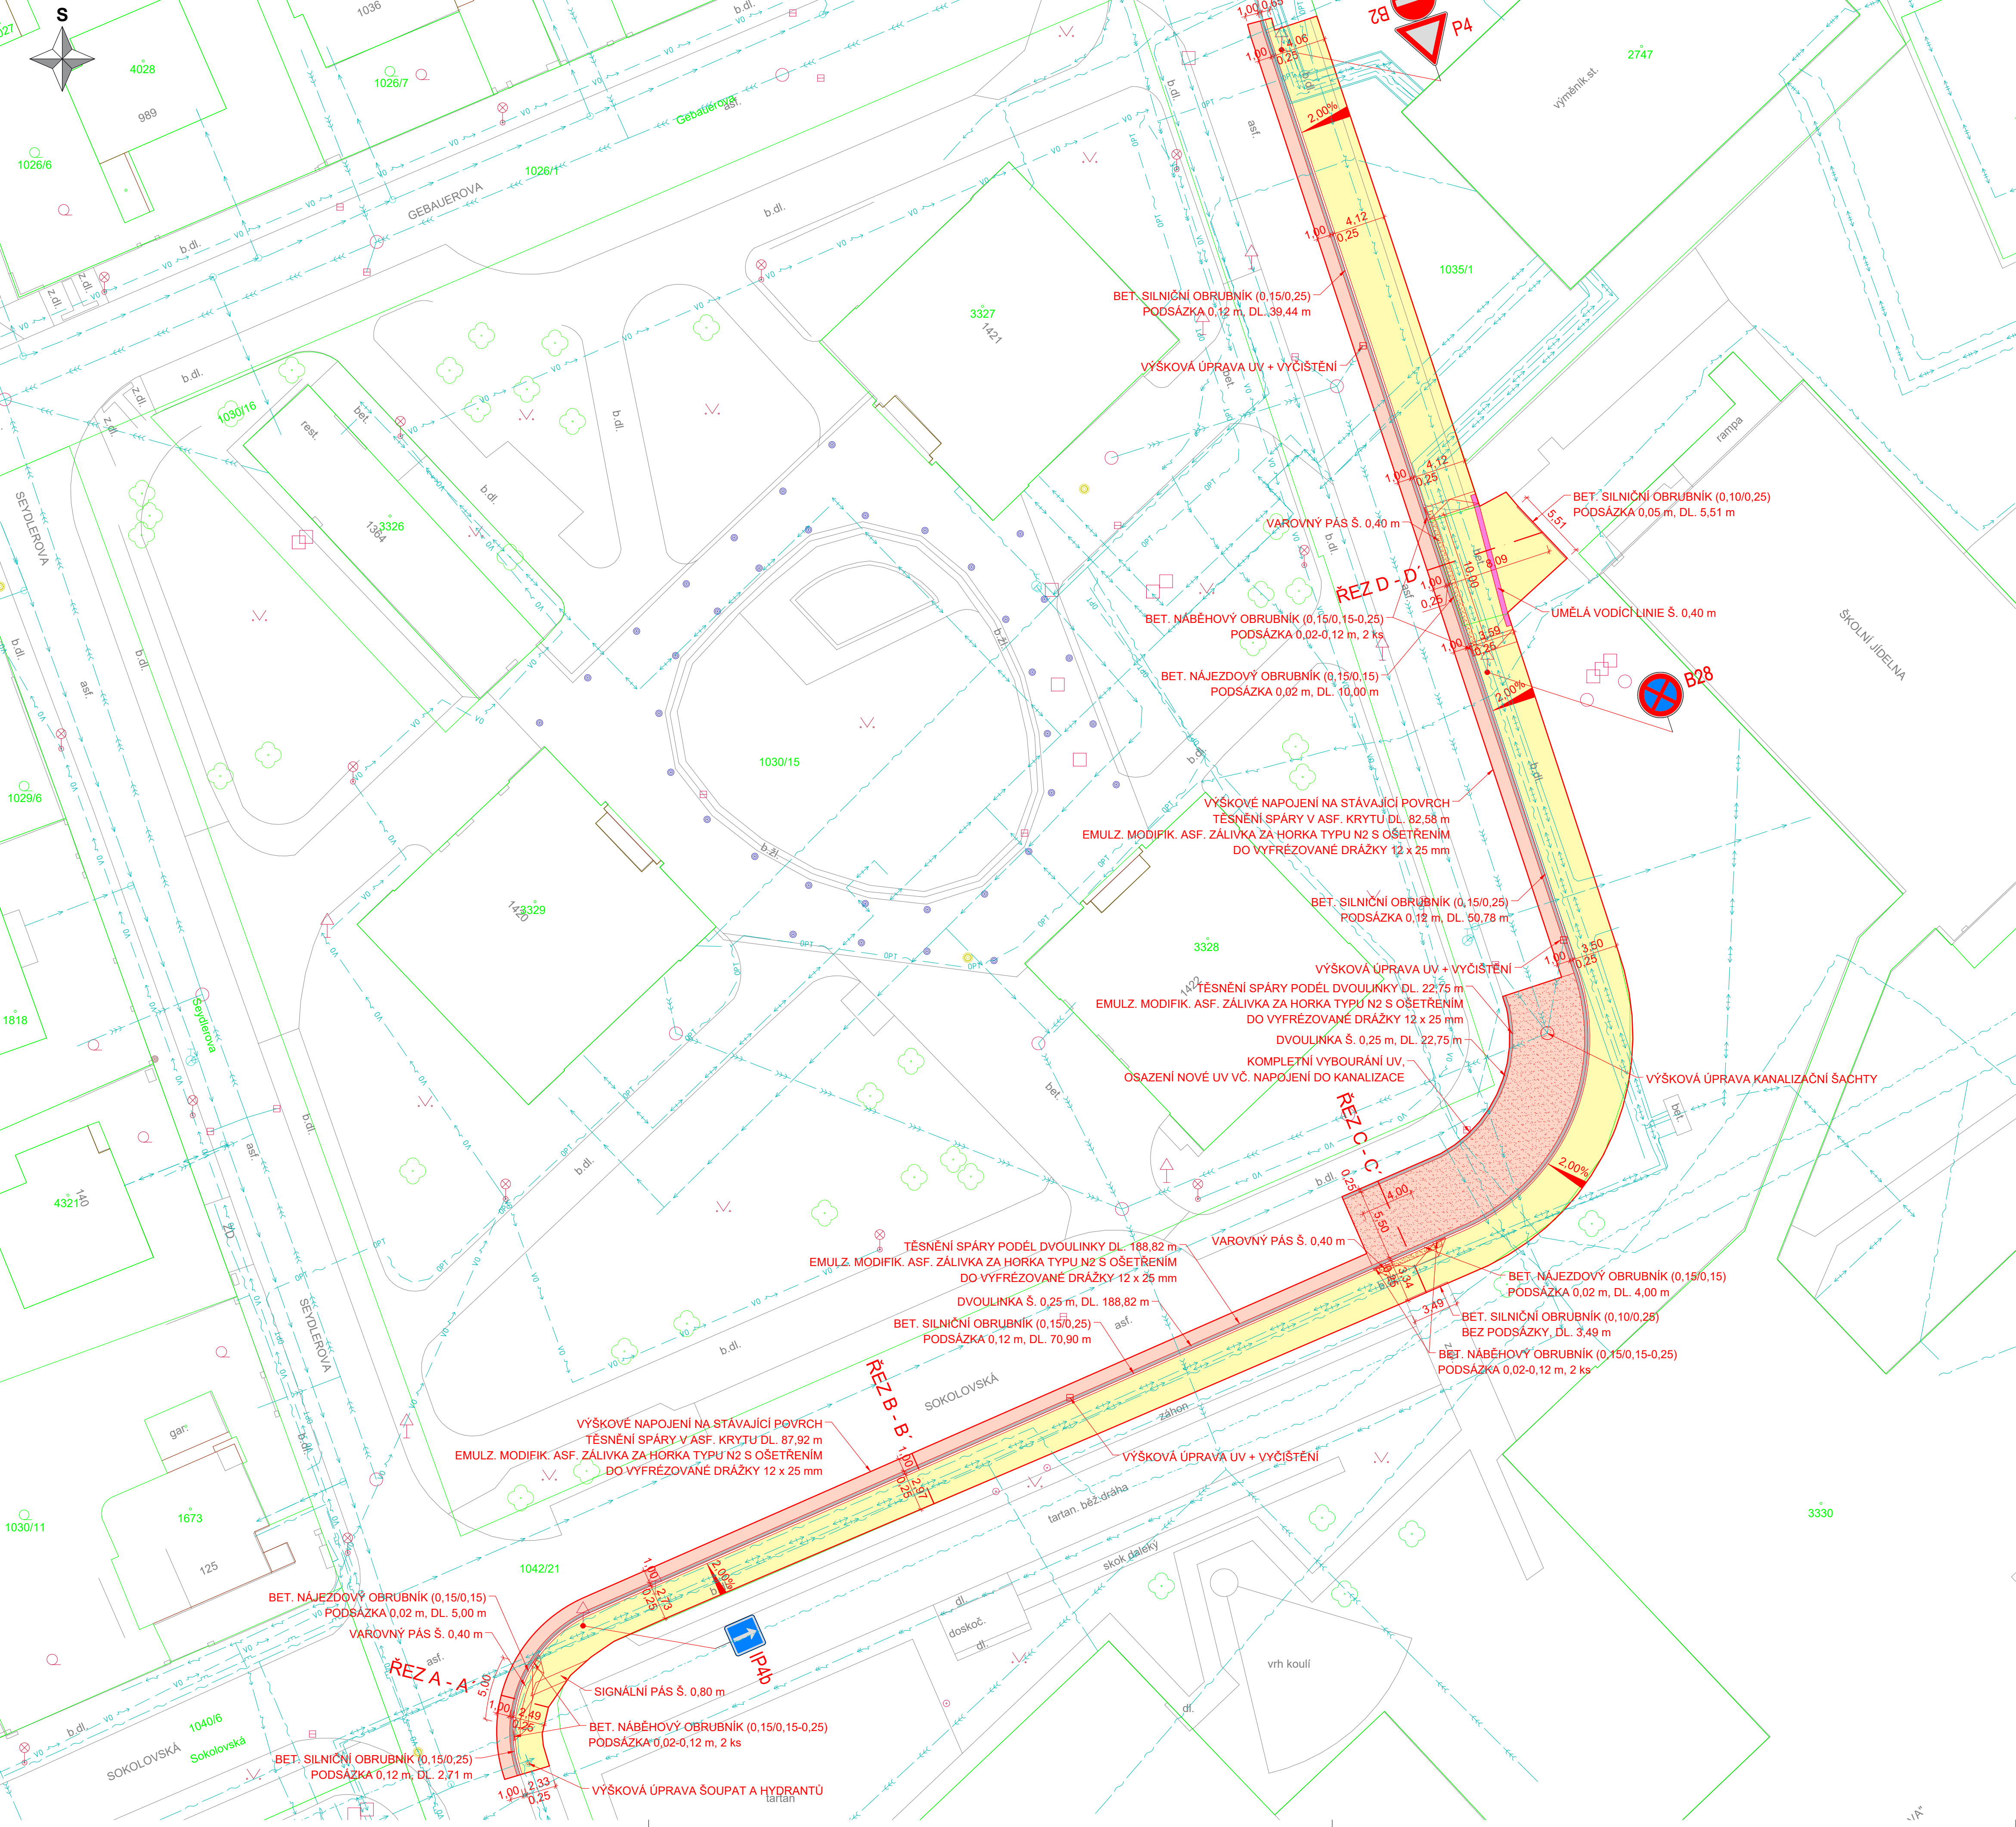

LEGENDA

- KATASTR NEMOVITOSTÍ, POLOHOPIS
- HRANICE POZEMKU DLE KN
 - VNITŘNÍ HRANICE POZEMKU DLE KN
 - ČÍSLO POZEMKU DLE KN
 - ZAMĚŘENÍ - POLOHOPIS
- INŽENÝRSKÉ SÍTĚ
- PODZEMNÍ EL. VEDENÍ NN
 - PODZEMNÍ EL. VEDENÍ VN
 - PODZEMNÍ SDĚLOVACÍ VEDENÍ
 - PODZEMNÍ SDĚL. VEDENÍ - NEPROVOZOVANÉ
 - PODZEMNÍ SDĚL. VEDENÍ - PLÁNOVANÉ
 - PODZEMNÍ VEDENÍ VEŘEJNÉHO OSVĚTLENÍ
 - NTL PLYNOVOD
 - PODZEMNÍ HORKOVODNÍ VEDENÍ
 - PODZEMNÍ TEPLOVODNÍ VEDENÍ
 - KANALIZACE - JEDNOTNÁ
 - KANALIZACE - DEŠŤOVÁ
 - KANALIZACE - SPLAŠKOVÁ
 - VODOVOD
- PLOCHY
- VOZOVKA - ASFALTOBETONOVÝ KRYT (OBNOVA, 2 VRSTVY) TL. 0,12 m
 - VOZOVKA - ASFALTOBETONOVÝ KRYT (SANACE) TL. 0,37 m
 - VOZOVKA - DVOULINKA Š. 0,25 m - ŽULOVÉ KOSTKY K10
 - CHODNÍK / SJEZDY - BETONOVÁ DLAŽBA TL. 0,08 m, ŠEDÁ
 - CHODNÍK / SJEZDY - BETONOVÁ RELIÉFNÍ DLAŽBA TL. 0,08 m, ČERVENÁ
 - CHODNÍK - UMĚLÁ VODÍČÍ LINIE - BETONOVÁ DLAŽBA S DRÁŽKOU TL. 0,08 m, ŠEDÁ
- DOPRAVNÍ ZNAČENÍ
- SVISLÉ DOPRAVNÍ ZNAČENÍ - VÝMĚNA

REVIZE:	PŘEDMĚT ZMĚNY:	VYPRACOVAL:	DATUM:
1			
2			
3			

SOUŘADNICOVÝ SYSTÉM: S-JTSK
VÝŠKOVÝ SYSTÉM: Bpvr

OBJEDNATEL: TECHNICKÉ SLUŽBY HRADCE KRÁLOVÉ Technické služby Hradec Králové Na Brně 362 500 06 Hradec Králové 6	NÁZEV AKCE: OPRAVA CHODNÍKŮ V UL. SOKOLOVSKÁ A FRÁŇI ŠRÁMKA V HRADCI KRÁLOVÉ		
	ČÁST / STAVEBNÍ OBJEKT: SO 101 - CHODNÍK		
	PŘÍLOHA: SITUACE POZEMNÍ KOMUNIKACE		
	ZHOTOVITEL: M - PROJEKCE M - PROJEKCE s.r.o. Resslova 956 500 02 Hradec Králové www.m-projekce.cz	ZODPOVĚDNÝ PROJEKTANT: Ing. P. HODEK VYPRACOVAL: J. LEŽÍK KONTROLA: Ing. J. HAJN	PARÉ:
MĚŘÍTKO: 1:250		Č. ZAKÁZKY: 24-115-04	STUPEŇ: VD-ZDS
DATUM: 02/2025		ČÁST: D.1	PŘÍLOHA: 3