


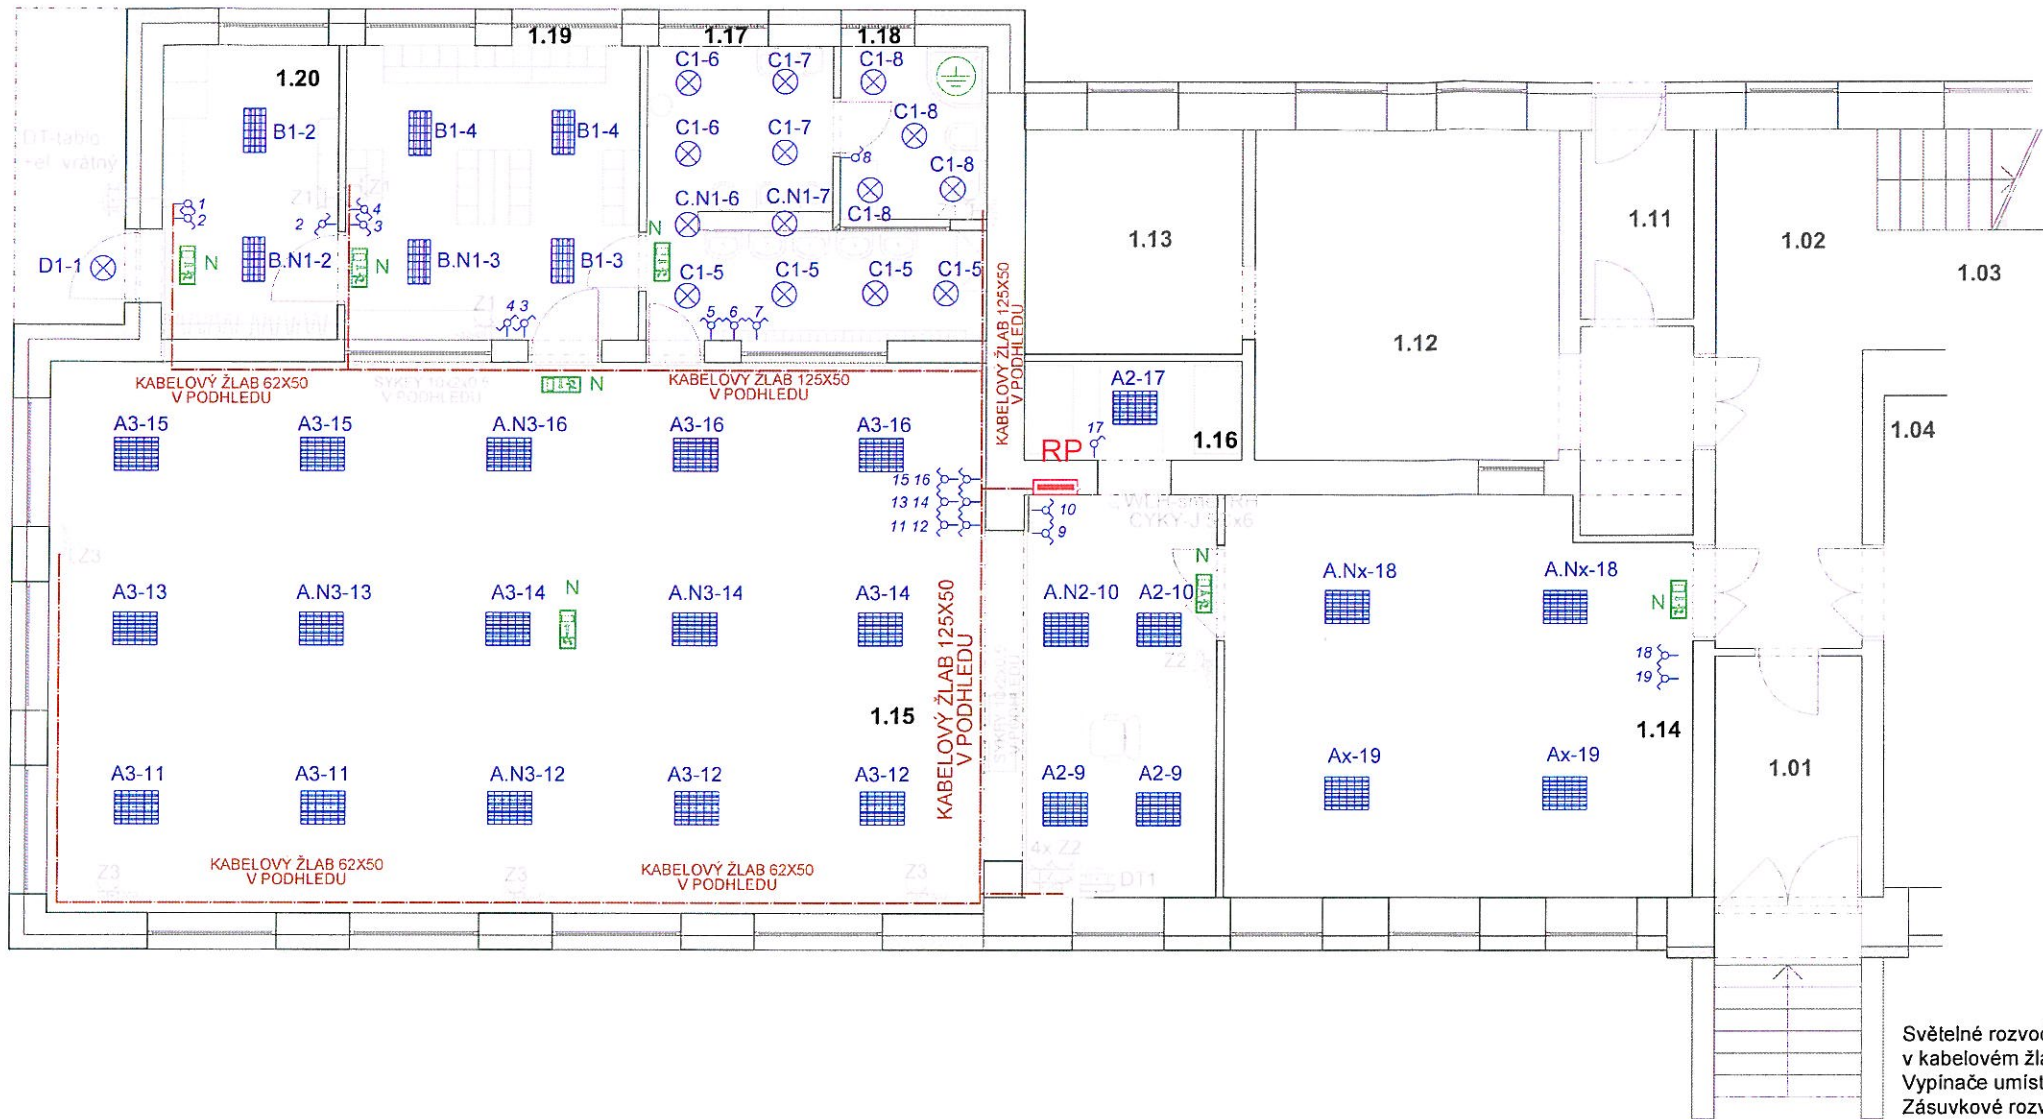

LEGENDA ELEKTRO

OZN	POPIS	MIN IP	Příkon / W /
	VYPÍNAČ Č.1	20	
	VYPÍNAČ Č.5	20	
	VYPÍNAČ Č.6	20	
	VYPÍNAČ Č.7	20	
	VYPÍNAČ TROJPOLOVÝ 25A/400V	20	
	TLAČÍTKO Č.1/0.50 (S. DOUTNAVKOU)	20	
	ZÁSUVKA ZAPUŠTĚNÁ JEDNONÁSOBNÁ 16A/230V CYKY-J 3Cx2,5, KRYTÍ DLE PROSTŘEDÍ	20	
	ZÁSUVKA ZAPUŠTĚNÁ DVOJNÁSOBNÁ 16A/230V CYKY-J 3Cx2,5, KRYTÍ DLE PROSTŘEDÍ	20	
	ZÁSUVKA SLABOPROUDÁ - STA KOAX.KABEL V TRUBCE PVC,KRYTÍ DLE PROSTŘEDÍ	20	
	ZÁSUVKA DATOVÁ DVOJITÁ 2xRJ45 KABEL CAT6(7) V TUBCE PVCKRYTÍ DLE PROSTŘEDÍ	20	
	DOMACÍ TELEFON NAPOJIT KABEL SYKFY	20	
	POHYBOVÉ ČIDLO	20	
	SPÍNAČ ŽALUZIOVÝ napojit CYKY-J 3Cx1,5	20	
	VÝVOD 230V / 10A popř. 400V /16A napojit CYKY 3Cx1,5 popř. CYKY-J 5Cx2,5	20	
	HLAVNÍ ROZVADĚČ		
	PODRUŽNÝ ROZVADĚČ		
	PODRUŽNÝ ROZVADĚČ VZT A VENKOVNÍCH ODBERŮ		
	HLAVNÍ OCHRANNÁ PŘÍPOJNICE POPŘ. SKŘÍN OP		
	ROZVADĚČ RACK		
	POSPOJOVÁNÍ CYxx zž		
	VENTILÁTOR 230V/ido100W spínáno vklost čidlem a spol. se světlem přes vent. relé s doběhem +20 min -napojit CYKY-J 3Cx1,5		X4
	AUTONOMNÍ DETEKTOR TEPLOTY A KOURE bateriový		
	HLAVNÍ KABELOVÉ TRASY TRASY KABELOVÝCH ŽLABŮ		

Světelné rozvody provést kabely CYKY-J 3C(5C) x 1,5 v kabelovém žlabu v podhledu, pod omítkou a SDK . Vypínače umístit ve výšce 1,2 m od úrovně podlahy. Zásuvkové rozvody provést kabely CYKY 3C x 2,5 v kabelovém žlabu v podhledu, pod omítkou a SDK. Zásuvky umístit ve výšce 1,2 m od úrovně podlahy popř. dle určení investora a umístění nábytku nebo zařizovacích předmětů nebo dle popisu. Zásuvky použít s "bezpečnostními clonkami" popř. opatřit bezpečnostními krytkami. Strukturovanou kabeláž provést kabely Cat 6(7) z rozvaděče RACK v PVC trubkách. Rozvody domácího telefonu DT provést kabely SYKFY v kabelovém žlabu v podhledu v PVC trubce, pod omítkou dle typizovaného zapojení příslušné sestavy výrobce DT. Jednotky ventilátoru zapojit dle typizovaného schématu -spínat se světlem popř. pohybovým čidlem přes ventilátorové relé s doběhem +10min .

Prostory normální dle ČSN 3320000: -AA5,AB5,AC1,AD1,AE1,AF1,AG1,AH1,AK1, AL1,AM1,AN1,AP1,AQ1,BA1,BC2,BD1,BE1,CA1,CB1

Napěťová soustava: 3 x 400/230 V , 50Hz , 3 + PE + N , TN-C-S Ochrana proti NDN:automatickým odpojením od zdroje + chráničem + pospojováním

ZODP. PROJEKTANT	VYPRACOVAL	KOORDINOVAL	Ing.Pavel Kubný, autorizovaný inženýr Příkopy 12 747 27 Koberice IČ: 22960007 / ČKAIT: 1102585 mob:602589061 / pavel.kubny@volny.cz ID dal schránka: tjwmx99	
Ing.arch. Lukáš Krekál	Ing.Pavel Kubný			
INVESTOR	Obec Olbramice, Prostorná 132, 742 83 Klimkovice		STUPEŇ: DSP	
AKCE	PŘÍSTAVBA ZŠ a MŠ OLBRAMICE Olbramice, parc.č.294, 297		FORMÁT: A3	DATUM: 2/2018
NÁZEV: ELEKTROINSTALACE 1NP OSVĚTLENÍ			Č VÝKRESU: D1.4-2	Č KOPIE:
Díl: D1.4 TPS- ELEKTROINSTALACE A HROMOSVODY	MĚŘÍTKO: 1:100			

LEGENDA MÍSTNOSTÍ

Č	ÚČEL MÍSTNOSTI	REF.Č	Em(lm)	UGRL	Ra	PROSTŘEDÍ	POZNAMKA
101	hlavní vstup - zádveři						stávající
102	chodba/šatna dětí ZŠ						stávající
103	schodiště do suterénu						stávající
104	herna - ZŠ						stávající
105	sklad						stávající
106	vedlejší vstup - zádveři						stávající
107	venkovní WC - MŠ + ZŠ						stávající
108	šatna - zaměstnanci						stávající
109	úklidová komora						stávající
110	WC zaměstnanci						stávající
111	zádveři - zásobování						stávající
112	kuchyně						stávající
113	kuchyně						stávající
114	jídlna	5.36.25	200	22	80	normální	
115	herna/pracovna - MŠ	5.35.3	300	19	80	normální	
116	sklad lehátek a lůžkovin	5.36.23	100	25	80	normální	
117	umývárna + WC - MŠ	5.2.4	200	25	80	normální	
118	WC učitelé	5.2.4	200	25	80	normální	
119	šatna - MŠ	5.2.4	200	25	80	normální	
120	zádveři - MŠ	5.36.17	100	22	80	normální	

LEGENDA SVÍTIDEL

Ozn	Typ	Uchycení	MIN IP	Příkon / W /
	SVÍTIDLO INTER. ZÁŘIV.PARAB. MŘÍŽKA -EP FALCON 418 BAP	PŘISAZENÉ	20	4x18
	SVÍTIDLO INTER. ZÁŘIV. PARAB. MŘÍŽKA-EP FALCON 218 BAP	PŘISAZENÉ	20	2x18
	SVÍTIDLO INTER. ZÁŘIV. kruhové -EP CORSO 122	PŘISAZENÉ	44	22
	SVÍTIDLO VENKOVNÍ. LED kruhové CORSO LED 13	PŘISAZENÉ	44	13
	SVÍTIDLO LED. INTERIER. NOUZOVOÉ 140 lm / 5000k, H=+1 hod. ,PIKTOGRAM	PŘISAZENÉ	20	3 W
	SVÍTIDLO OSAZENO NOUZOVOÝM MODULEM typu MULTI +1 hod			