



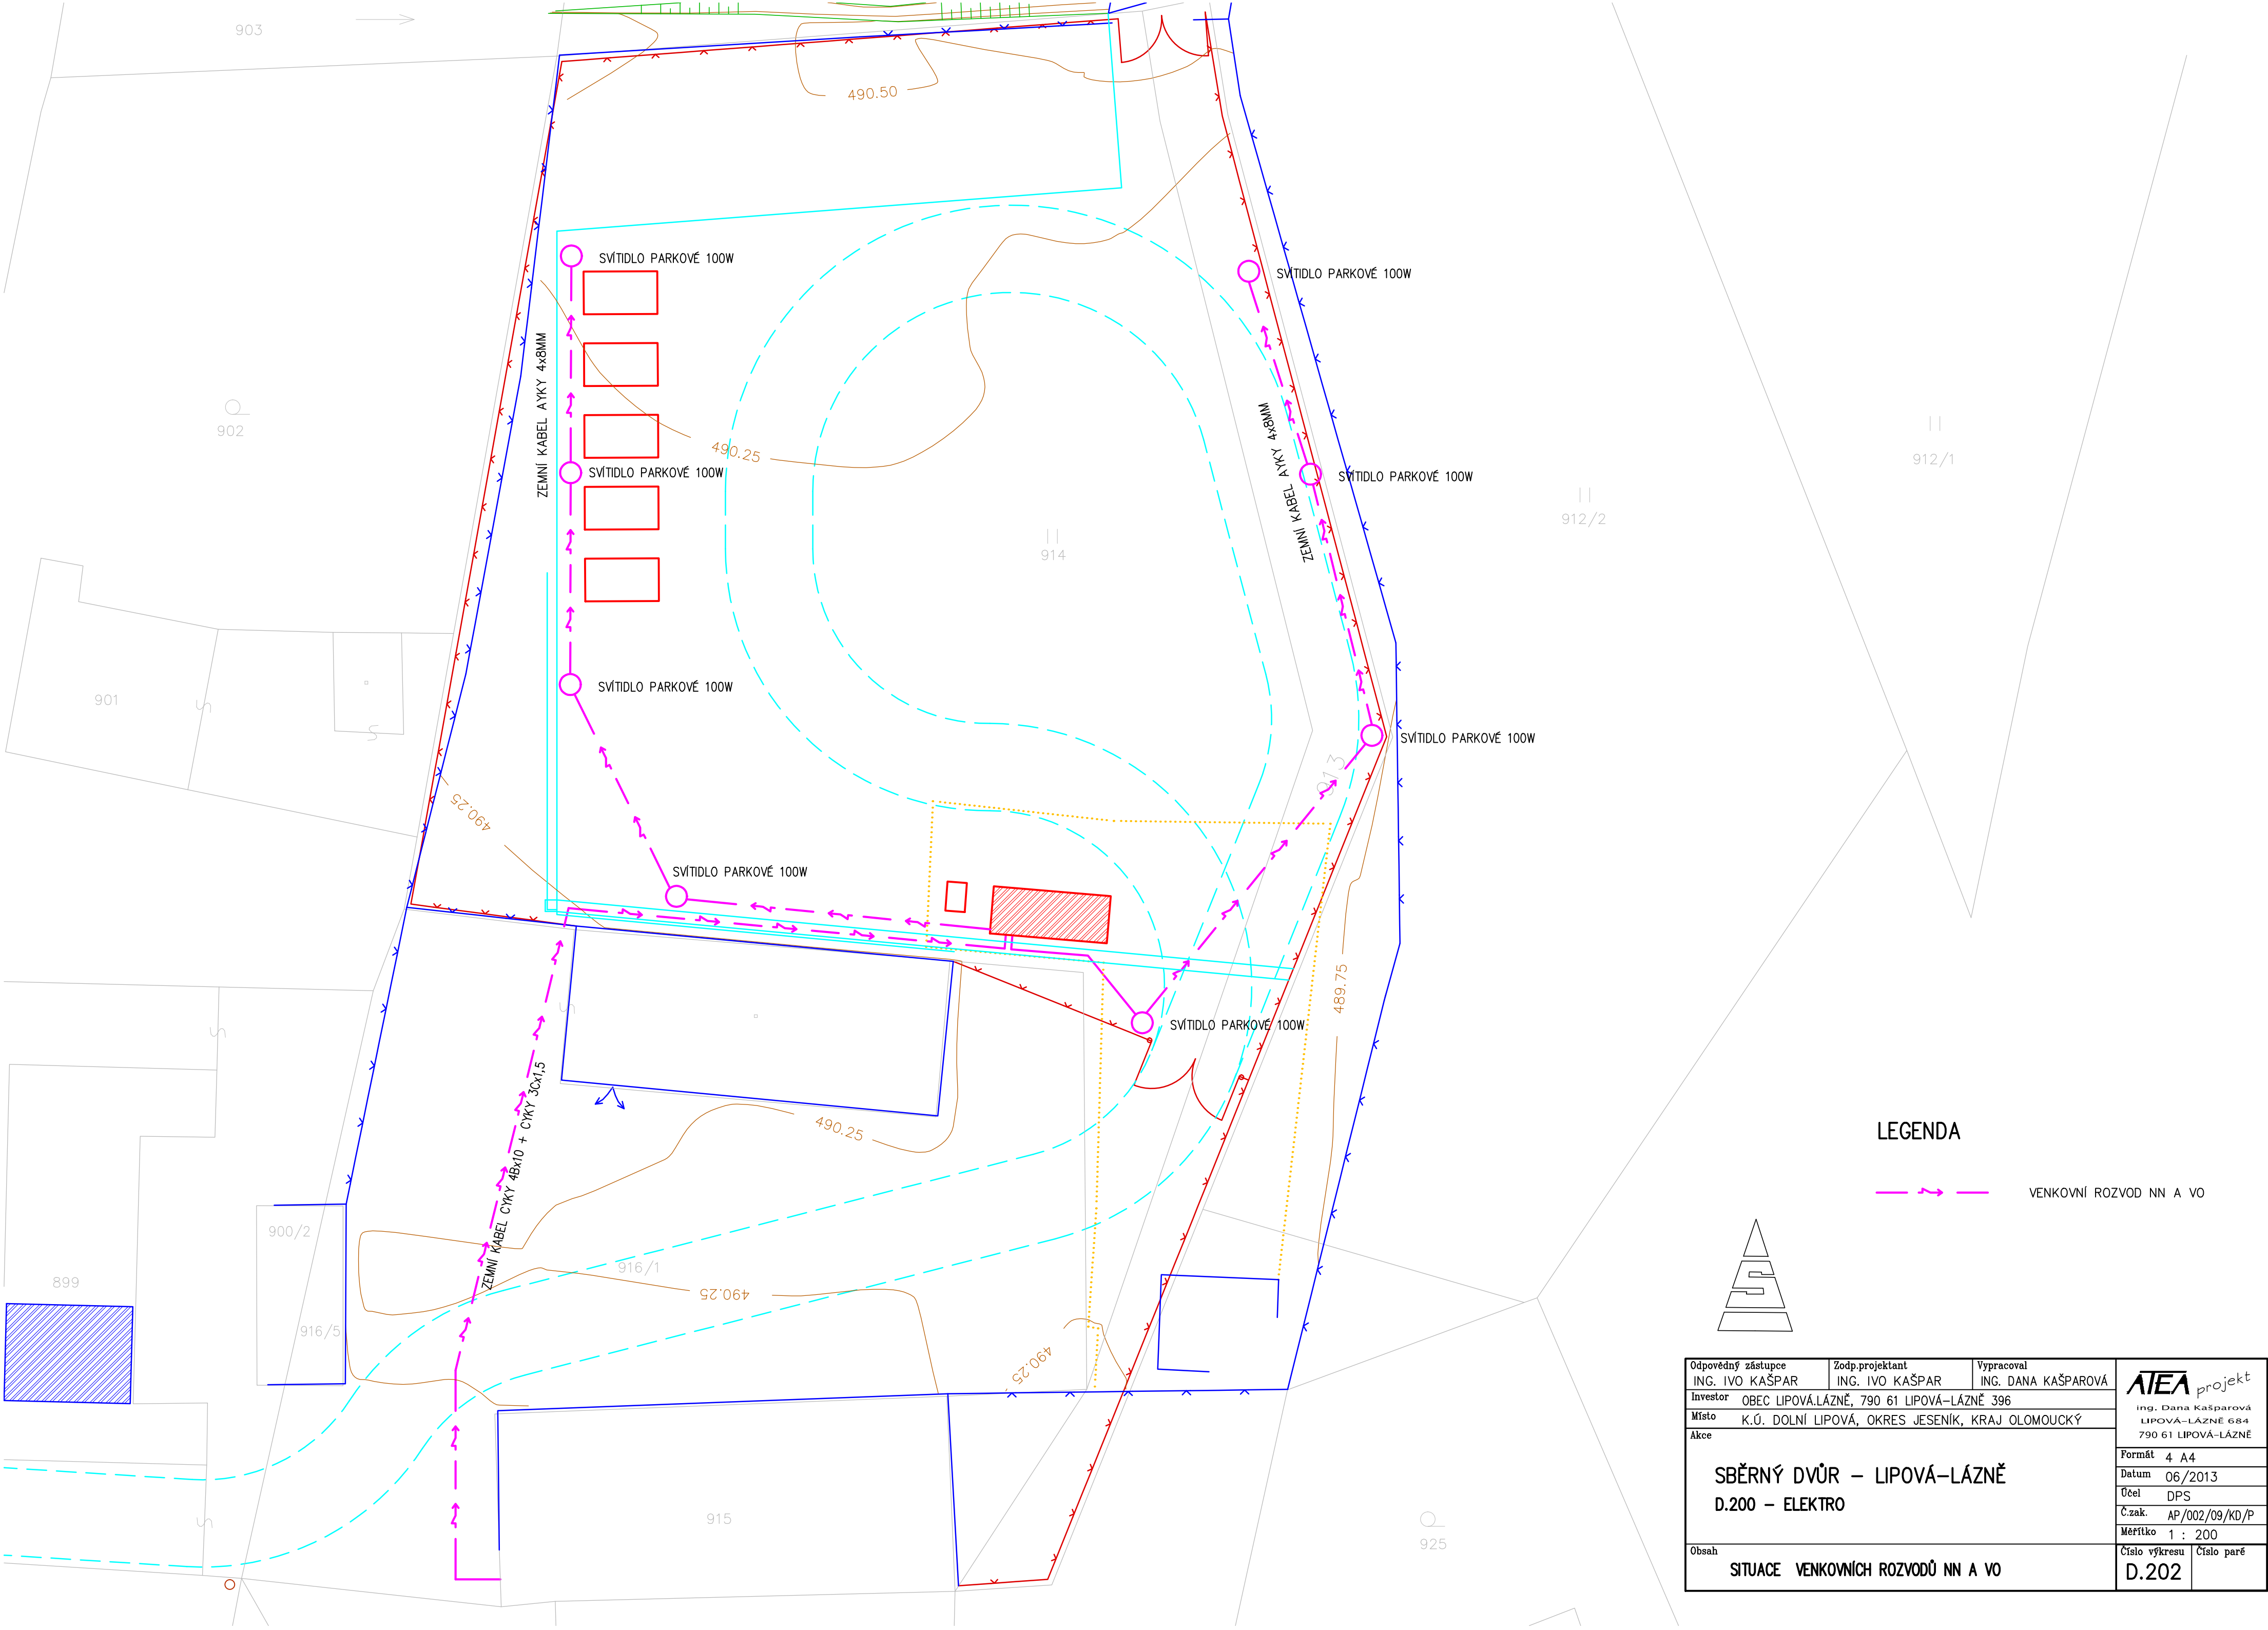

LEGENDA

VENKOVNÍ ROZVOD NN A VO

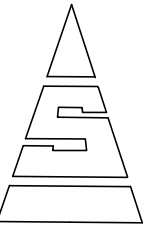

Odpovědný zástupce ING. IVO KAŠPAR	Zodp.projektant ING. IVO KAŠPAR	Vypracoval ING. DANA KAŠPAROVÁ	ATEA projekt Ing. Dana Kašparová LIPOVÁ-LÁZNĚ 684 790 61 LIPOVÁ-LÁZNĚ Formát 4 A4 Datum 06/2013 Účel DPS Č.zak. AP/002/09/KD/P Měřítko 1 : 200	
Investor OBEC LIPOVÁ-LÁZNĚ, 790 61 LIPOVÁ-LÁZNĚ 396				
Místo K.Ú. DOLNÍ LIPOVÁ, OKRES JESENÍK, KRAJ OLOMOUCKÝ				
Akce				
SBĚRNÝ DVŮR – LIPOVÁ-LÁZNĚ D.200 – ELEKTRO			Číslo výkresu	
			Číslo paré	
Obsah SITUACE VENKOVNÍCH ROZVODŮ NN A VO			D.202	